




KOUPELNA, WC - TYP A1 - A2, BLOK D

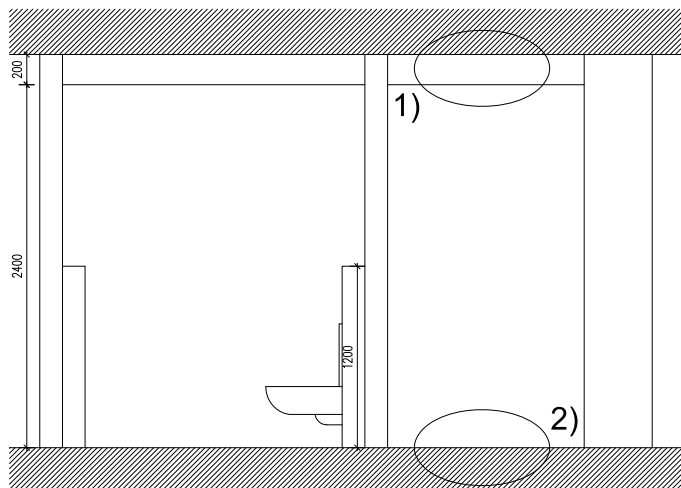


2)DETAIL PODLAHY 1:10

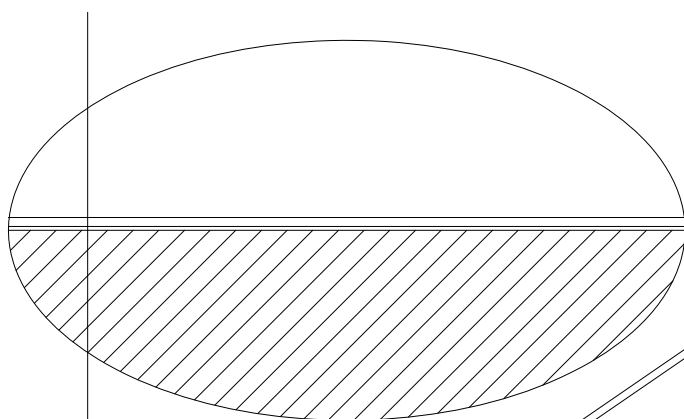

- dlažba tl. 12mm
- lepidlo
- stávající podlahová konstrukce

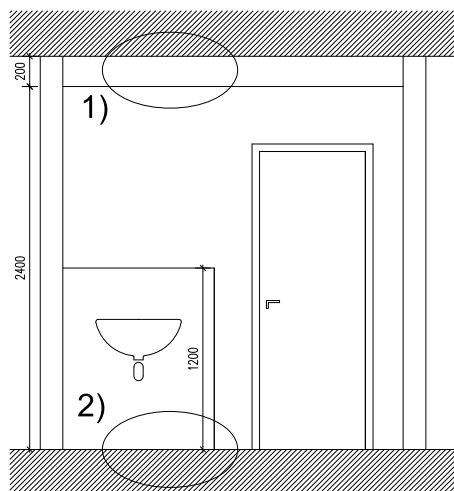


1)DETAIL PODHLEDU 1:10

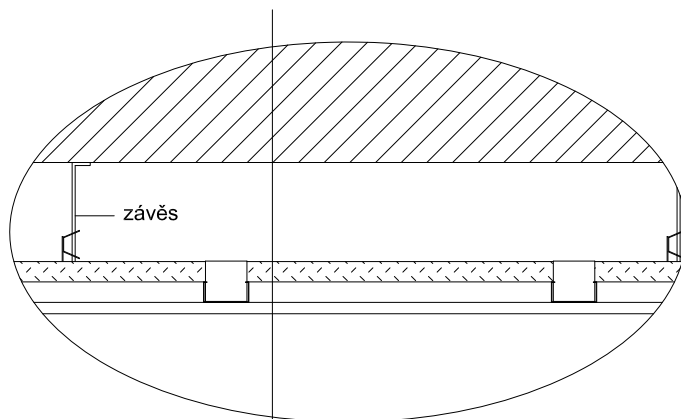

- stávající stropní konstrukce
- prostor pro VZT a el. rozvody tl. 131mm
- kovový C profil tl. 27mm
- kovový C profil tl. 27mm
- sádkartonová deska tl. 15mm
- prostor místnosti

PŮDORYS

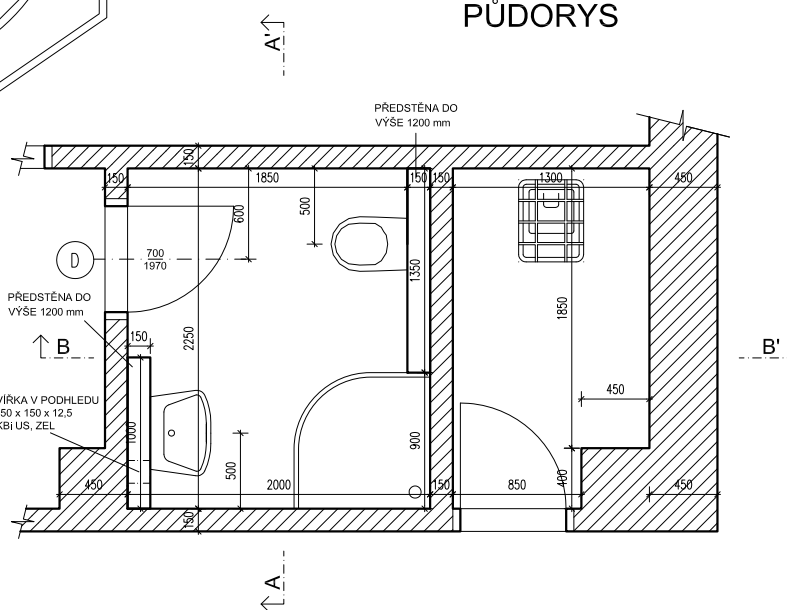

PROJECTICA, s.r.o. <small>Chotelská 1032/27, 120 00 Praha 2</small>		Kreslil Tomáš Kučera	Kontroloval Ing. Václav Petrů	Autorizační razítko	
Investor	Správa účelových zařízení Vysoké školy ekonomické v Praze Jeseniova 2769/208				
Místo stavby	Koněvova 93/198, parc.č. 3619, Koleje VŠE v areálu Jarov				
Obec	Městská část Praha 3, Hlavní město Praha				
Název akce REKONSTRUKCE KOUPELEN					
Dílčí část akce BLOK D				Formát	A4
				Stupeň	DPS
Profese D.1.1. Architektonicko-stavební řešení				Datum	10/2018
				Zakázka č.	2018-001
Název výkresu ŘEZY KOUPELEN A1-A2 - NÁVRH			Výkres č. D.1.1. 13	Měřítko 1:50	Paré č. 0123456789