


PŮDORYS TYP A1-A2

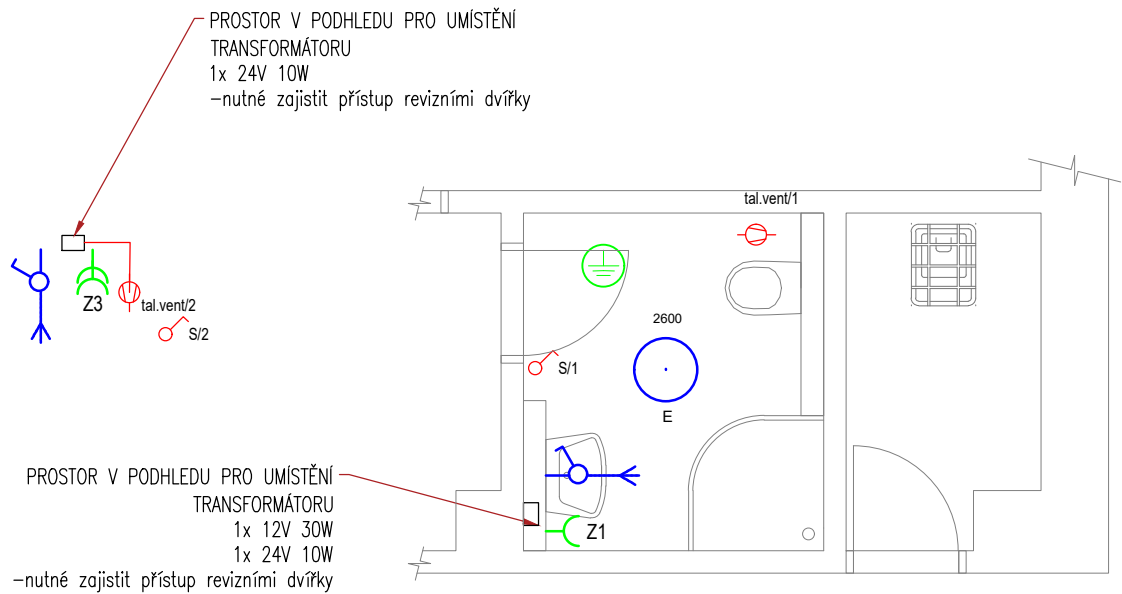

LEGENDA

- Spínač - řízení 1
- Světelný vývod nástěnný
- LED bodová svítidla
- Zásuvka domovní 230V/16A
- Ochranné pospojení
- Elektrický plastový talířový ventil

POZNÁMKY:

*1 PRO ELEKTROINSTALACI V KOUPELNĚ MUSÍ BÝT DODRŽENA ČSN 332000-7-701

SOUSTAVA: ~50Hz 230V/400V/TN-S

ZÁKLADNÍ OCHRANA PROUDOVÝMI CHRANIČI, POSPOJOVÁNÍM CY 4 / 6

ROZVODY PROVEDENY VODIČI CYKY

INSTALACE BUDE PROVEDENA PODLE ČSN 33 2130 ED.3 A SOUBORU NOREM ČSN 33 2000.

PRO KOUPELNU ZEJMÉNA ČSN 33 200-7-701 ED.2. INSTALACE BUDE PROVEDENA SKRYTĚ.

MUSÍ BÝT DODRŽENY POŽADAVKY STAVEBNÍ ČÁSTI NA UKLÁDÁNÍ VEDENÍ A KONCOVÝCH PRVKŮ INSTALACE, PŘEDEVŠÍM S OHLEDEM NA ZACHOVÁNÍ CELISTVOSTI IZOLAČNÍCH MATERIÁLŮ, FOLIÍ APOD.

VEŠKERÉ UMÍSTĚNÍ PŘÍSTROJŮ MUSÍ BÝT UPŘESNĚNO NA STAVBĚ BĚHEM KONTROLNÍCH DNŮ !

V KONEČNÉM STAVU BUDE KABELÁŽ CHRÁNĚNA PŘED MECHANICKÝM POŠKOZENÍM, V MÍSTECH PŘECHODŮ KABELŮ PŘES OSTRÉ HRANY BUDOU KABELY UKLÁDÁNY DO CHRÁNIČEK S DOSTATEČNOU MECHANICKOU ODOLNOSTÍ! PŘED MONTÁŽÍ MUSÍ BÝT UMÍSTĚNÍ VŠECH ČÁSTÍ INSTALACE KOORDINOVÁNO S DALŠÍMI PROFESEMI NA STAVBĚ !!!!

VEŠKERÉ KABELOVÉ TRASY BUDOU UZPŮSOBENY, ABY SPLŇOVALI POŽADAVKY PBR.

PŘED ZAČÁTKEM PRACÍ JE NUTNÉ PROVÉST KONTROLU STÁVAJÍCÍHO ROZVADĚČE A STÁVAJÍCÍ KABELÁŽE JDOUCÍ Z ROZVADĚČE DO HYGIENICKÉHO ZÁZEMÍ. V PŘÍPADĚ NEVYHOVUJÍCÍHO STAVU STÁVAJÍCÍ KABELÁŽE BUDE PROVEDENA JEJÍ VÝMĚNA. V PŘÍPADĚ, ŽE NA ROZVADĚČI NENÍ PROUDOVÁ OCHRANA, NUTNÁ JEJÍ INSTALACE - PŘEDŘÁZENÍM DO ROZVADĚČE.

PROJECTICA, s.r.o. Chodská 1032/27, 120 00 Praha 2		Kreslil	Kontroloval	Autorizační razítko	
		Ing. Jan Funda	Ing. Václav Petrů		
		Investor	Správa účelových zařízení Vysoké školy ekonomické v Praze Jeseniova 2769/208, 130 00 Praha 3		
		Místo stavby	Koleje Vysoké školy ekonomické v areálu Jarov		
Obec		Městská část Praha 3, Hlavní město Praha			
Název akce					
REKONSTRUKCE KOUPELEN VŠE					
Dílčí část akce BLOK D				Formát	
				Stupeň	DPS
Profese D.1.4.c ELEKTROINSTALACE				Datum	09/2018
				Č. Zakázky	2018-001
Název výkresu PŮDORYS TYP A1-A2			Č. Výkresu D.1.4.c-1	Měřítko 1:50	Č. Paré 0123456789