



PŮDORYS TYP B

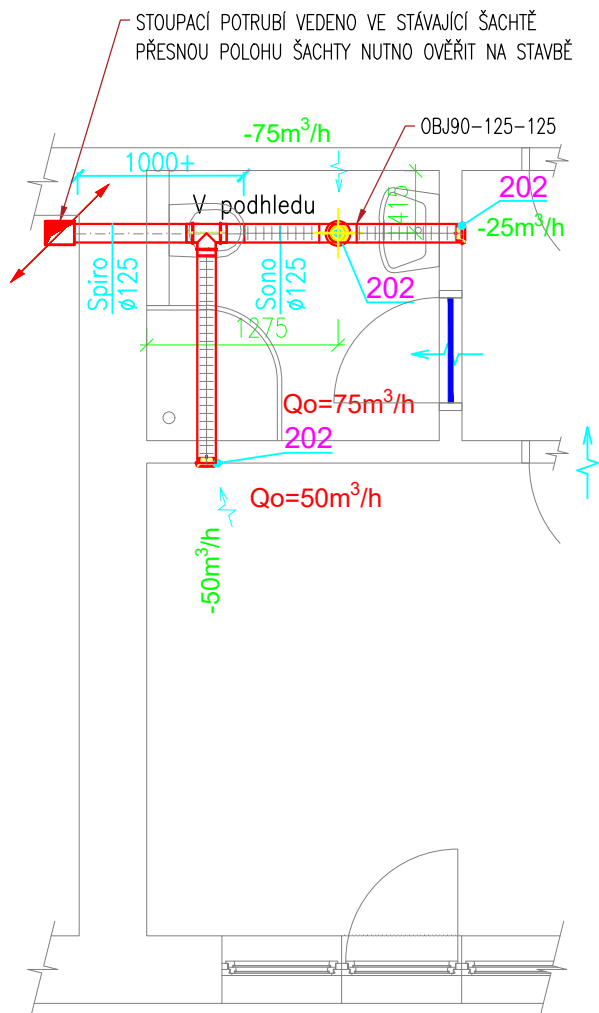


LEGENDA:

ODVOD ZNEČIŠTĚNÉHO VZDUCHU Z OBJEKTU

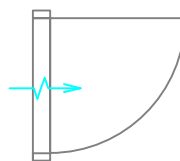

PODŘÍZLÉ DVEŘE

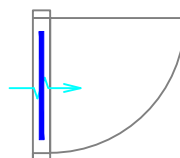

DVEŘE S DVEŘNÍ MŘÍŽKOU

LEGENDA KÓTOVÁNÍ:



POTRUBÍ



POZICOVÁNÍ VYÚSTEK

POZNÁMKY:

- Všechny dveře odsávaných místností budou provedeny bez prahů s mezerou pod dveřmi min. 10 mm, nebo s mřížkami
- Ventilátory v sociálních zařízeních bytů osadit podle ČSN 332000-7-701
- Rozvody nuceného větrání jsou vedeny v podhledu
- Maximální vzdálenost úchyty potrubí od sebe jsou 2 metry. Doporučená 1 – 1,5 metru
- Veškeré prostupy požárně dělícími konstrukcemi nutno provést dle požadavků PBŘ!!
- NA STAVBĚ NUTNÁ KOORDINACE SE VŠEMI PROFESEMI !!

LEGENDA ZKRATEK:

PRO – PŘECHOD OSOVÝ
OBJ – ODBOČKA JEDNOSTRANNÁ
OS – OBLOUK SEGMENTOVÝ

PROJECTICA, s.r.o. Chodská 1032/27, 120 00 Praha 2		Kreslil Ing. Jan Funda	Kontroloval Ing. Václav Petrů	Autorizační razítko	
Investor	Správa účelových zařízení Vysoké školy ekonomické v Praze Jeseniova 2769/208, 130 00 Praha 3				
Místo stavby	Koleje Vysoké školy ekonomické v areálu Jarov				
Obec	Městská část Praha 3, Hlavní město Praha				
Název akce REKONSTRUKCE KOUPELEN VŠE					
Dílčí část akce BLOK D		Formát	A4		
		Stupeň	DPS		
Profese D.1.4.b VZDUCHOTECHNIKA		Datum	09/2018		
		Č. Zakázky	2018-001		
Název výkresu PŮDORYS TYP B		Č. Výkresu D.1.4.b-6	Měřítko 1:50	Č. Paré 0123456789	