



TYP A1

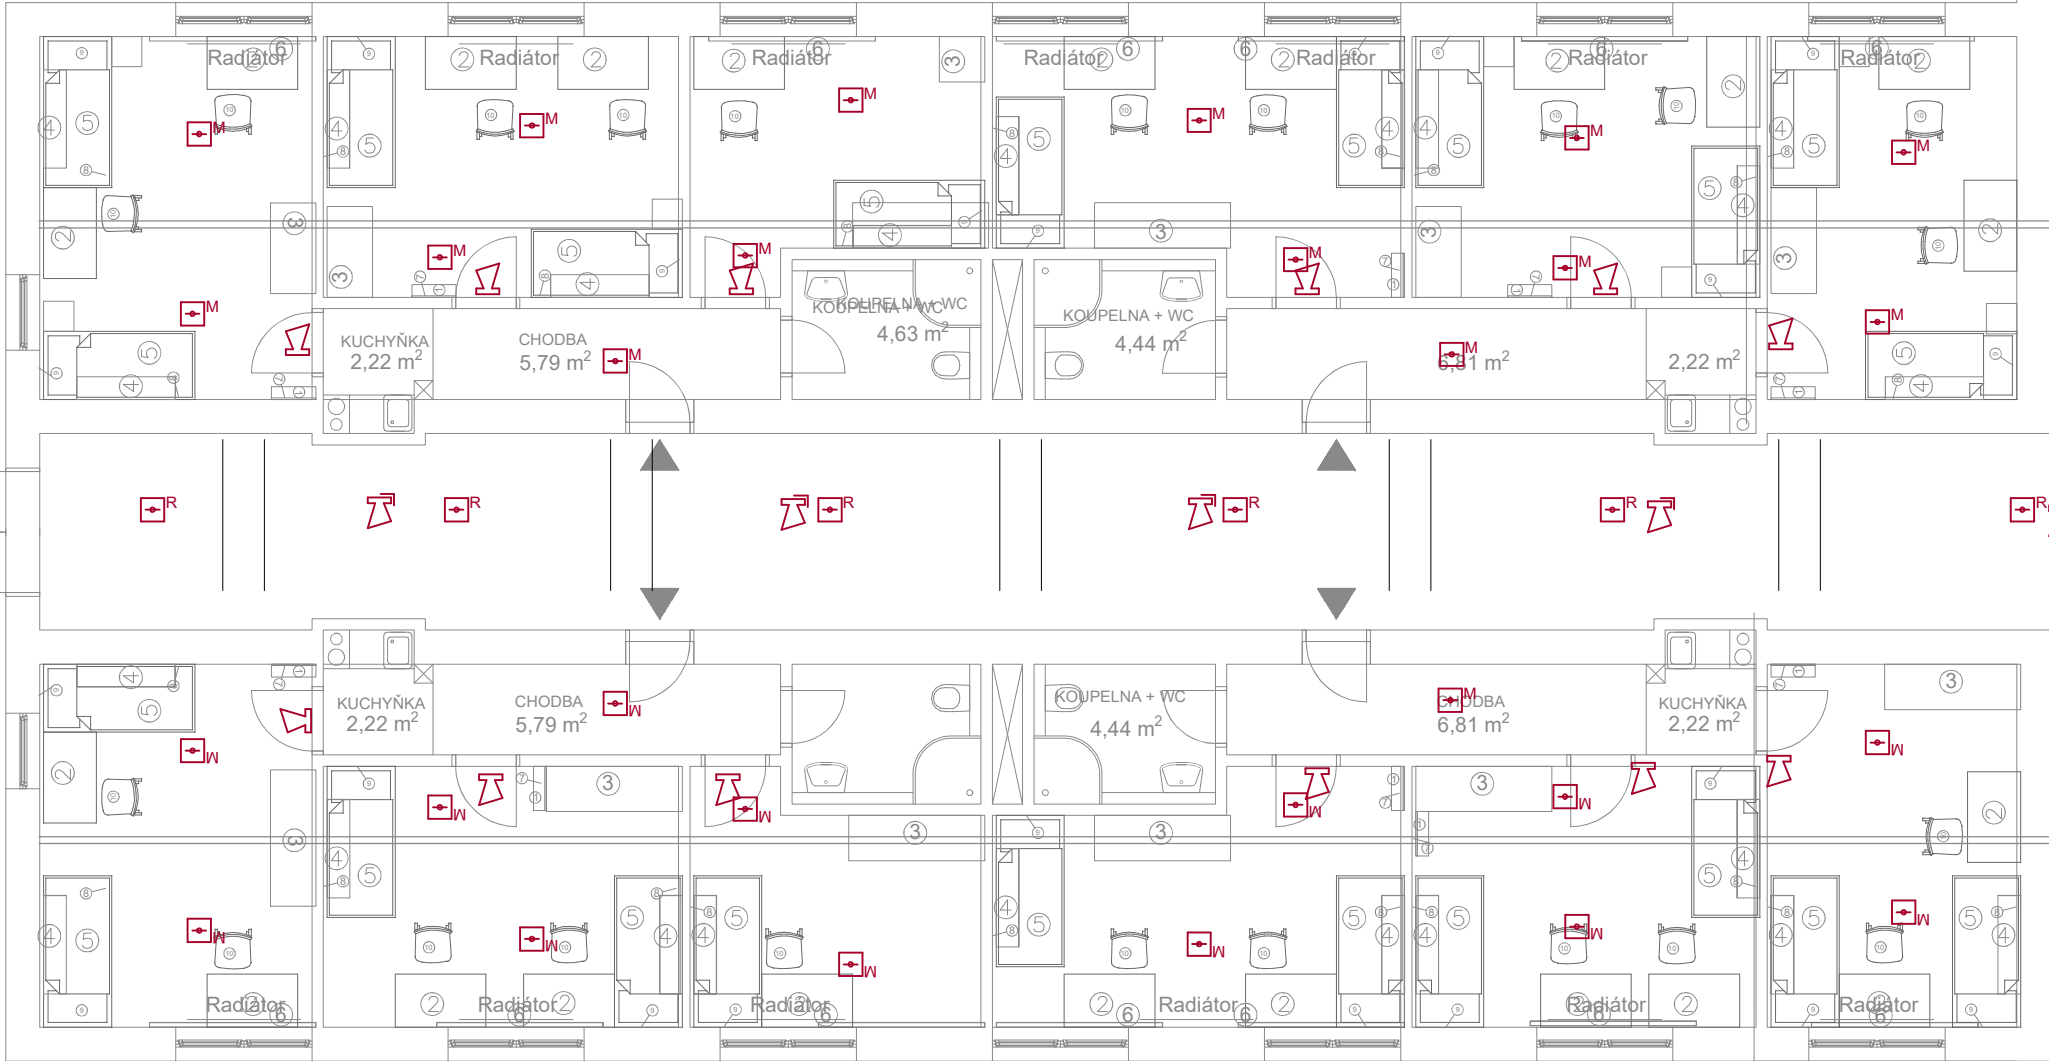


TYP A4

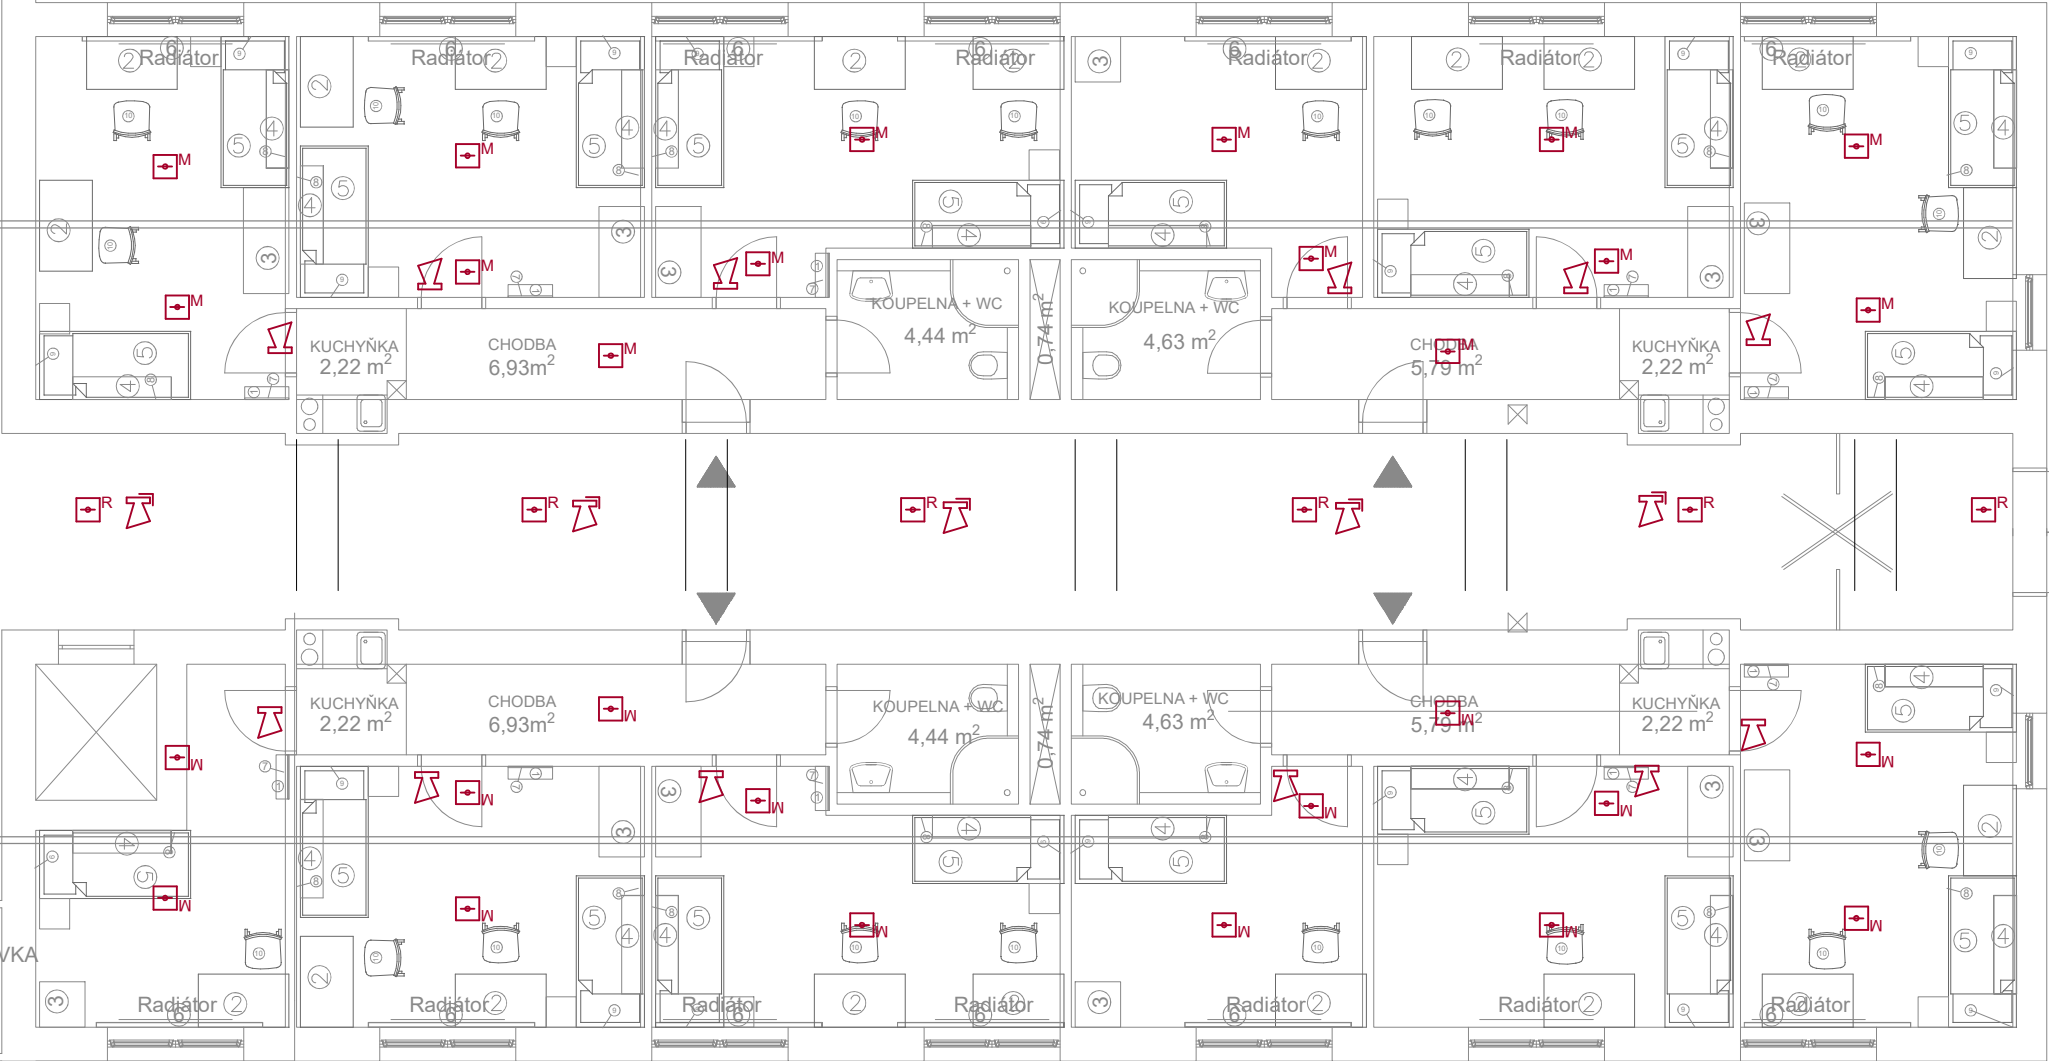

TYP A2



TYP A3

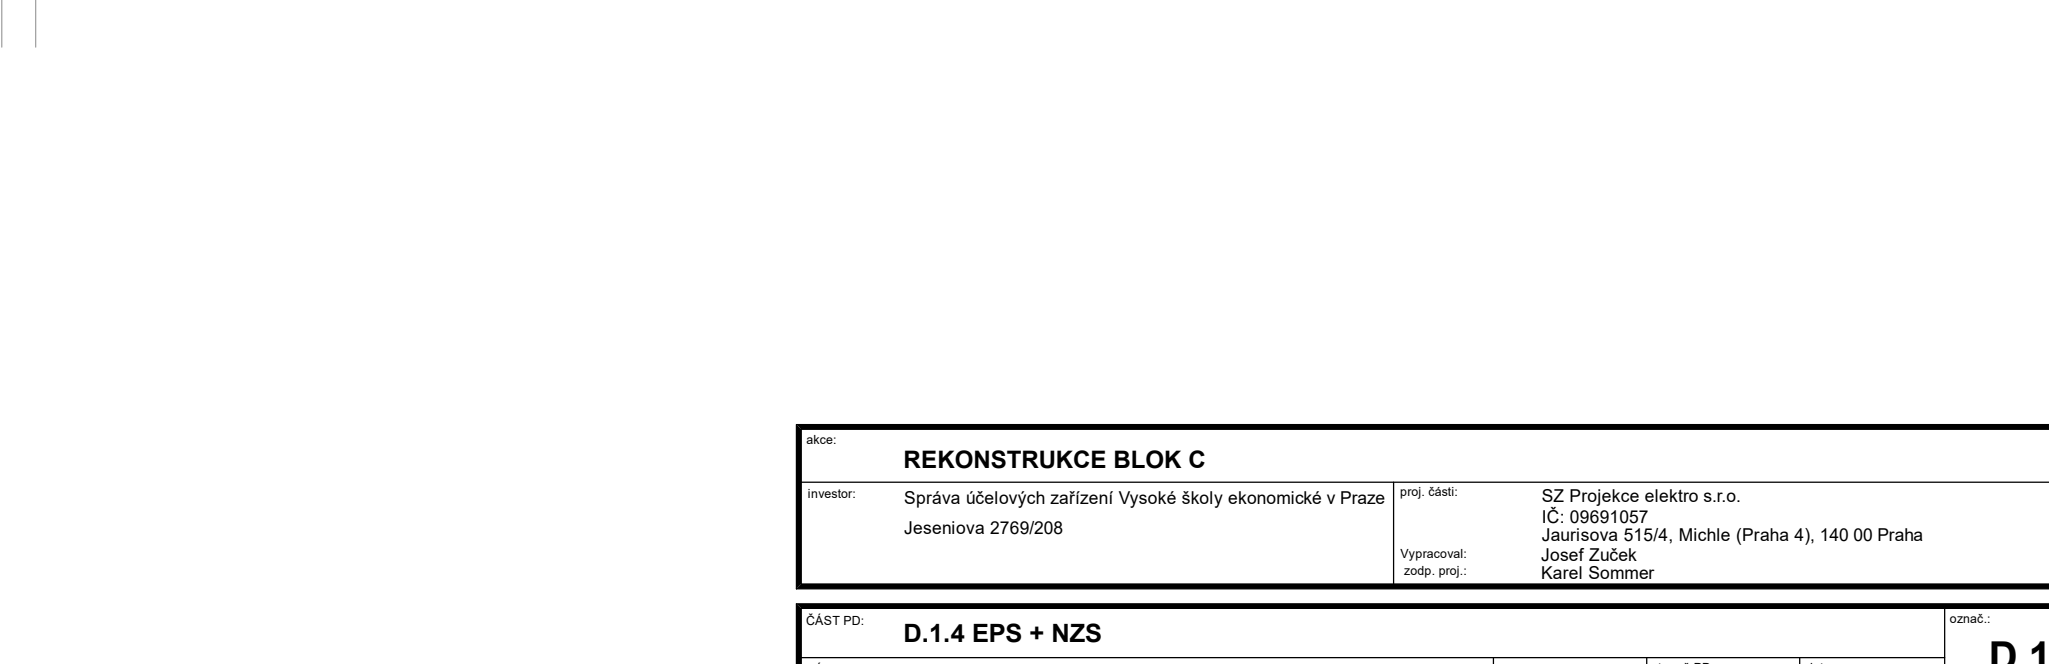

TYP A2

Podhledový reproduktor

Nástěnný reproduktor

NZS Ústředna NZS

1-CHKE-V-J 4x1,5 FE180/P60-R
LINKY A

1-CHKE-V-J 4x1,5 FE180/P60-R
LINKY B

Opticko-kouřový detektor

Optoteplotní detektor

J-Y(st)Y 1x2x0,8mm

Ústředna nouzového zvukového systému

Obslužné pole požární ochrany

Ústředna EPS

Maják

Klíčový trezor požární ochrany

Tlačítko

akce: REKONSTRUKCE BLOK C			č.zak.:
investor: Správa účelových zařízení Vysoké školy ekonomické v Praze Jeseniova 2769/208	proj. část: SZ Projektce elektro s.r.o. IČ: 09691057 Jaurisova 515/4, Michle (Praha 4), 140 00 Praha		
Vypracoval: Josef Zušek			
zodp. proj.: Karel Sommer			
ČÁST PD: D.1.4 EPS + NZS			označ.: D.1.4.06
VÝKRES: Půdorys 4.NP	měřítko: 1:100	stupeň PD: DPS	datum: 10 - 2022