



 

 

V1 - evakuační osobní výtah

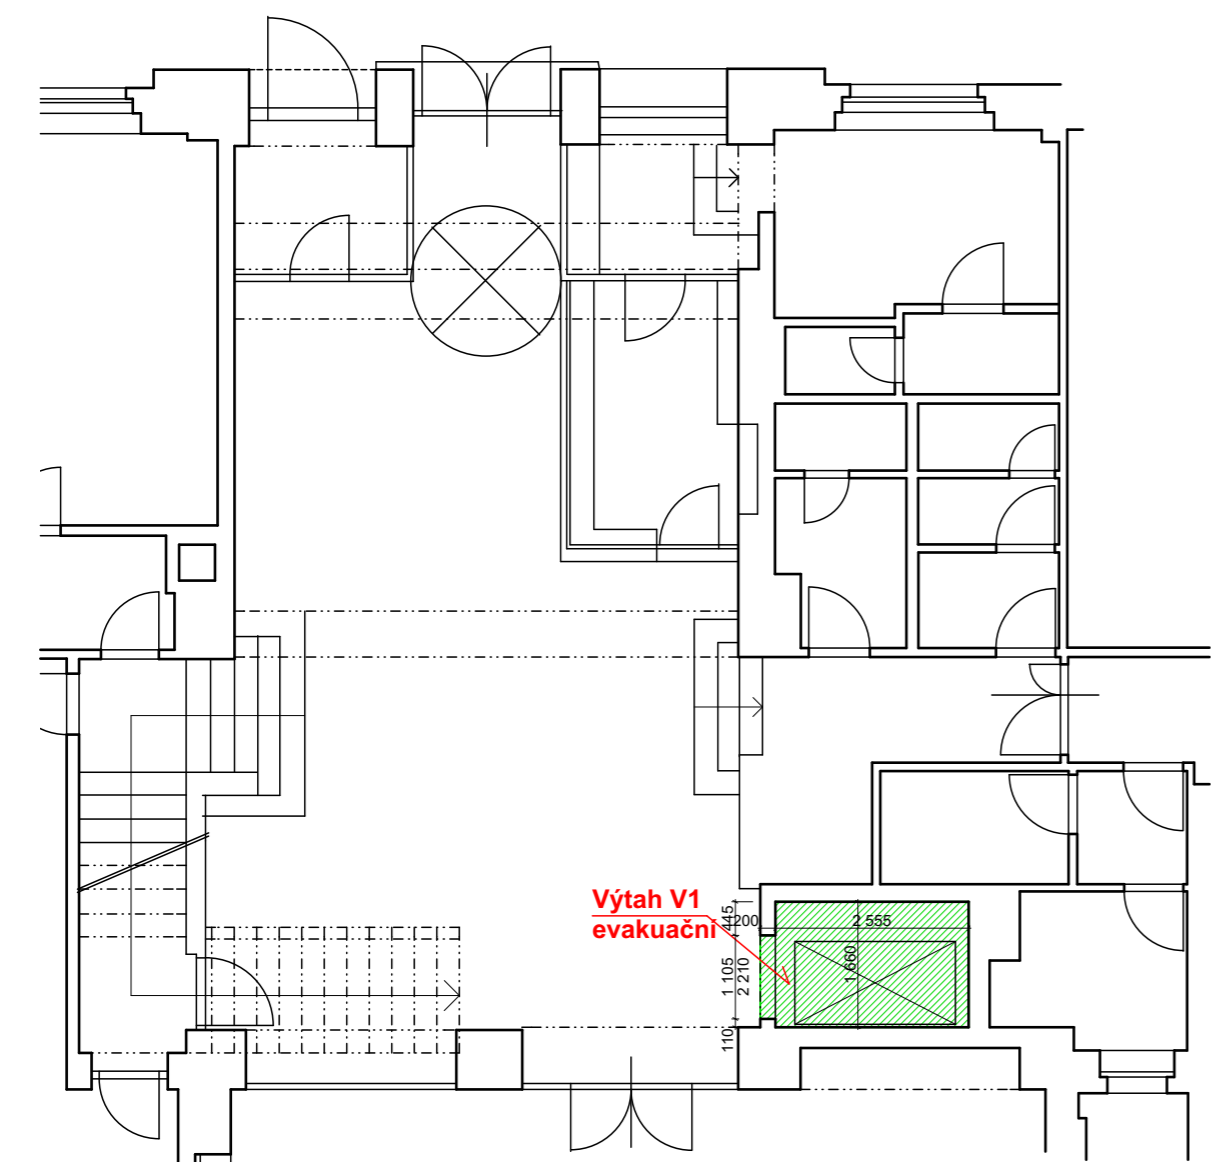


V2 - osobní výtah

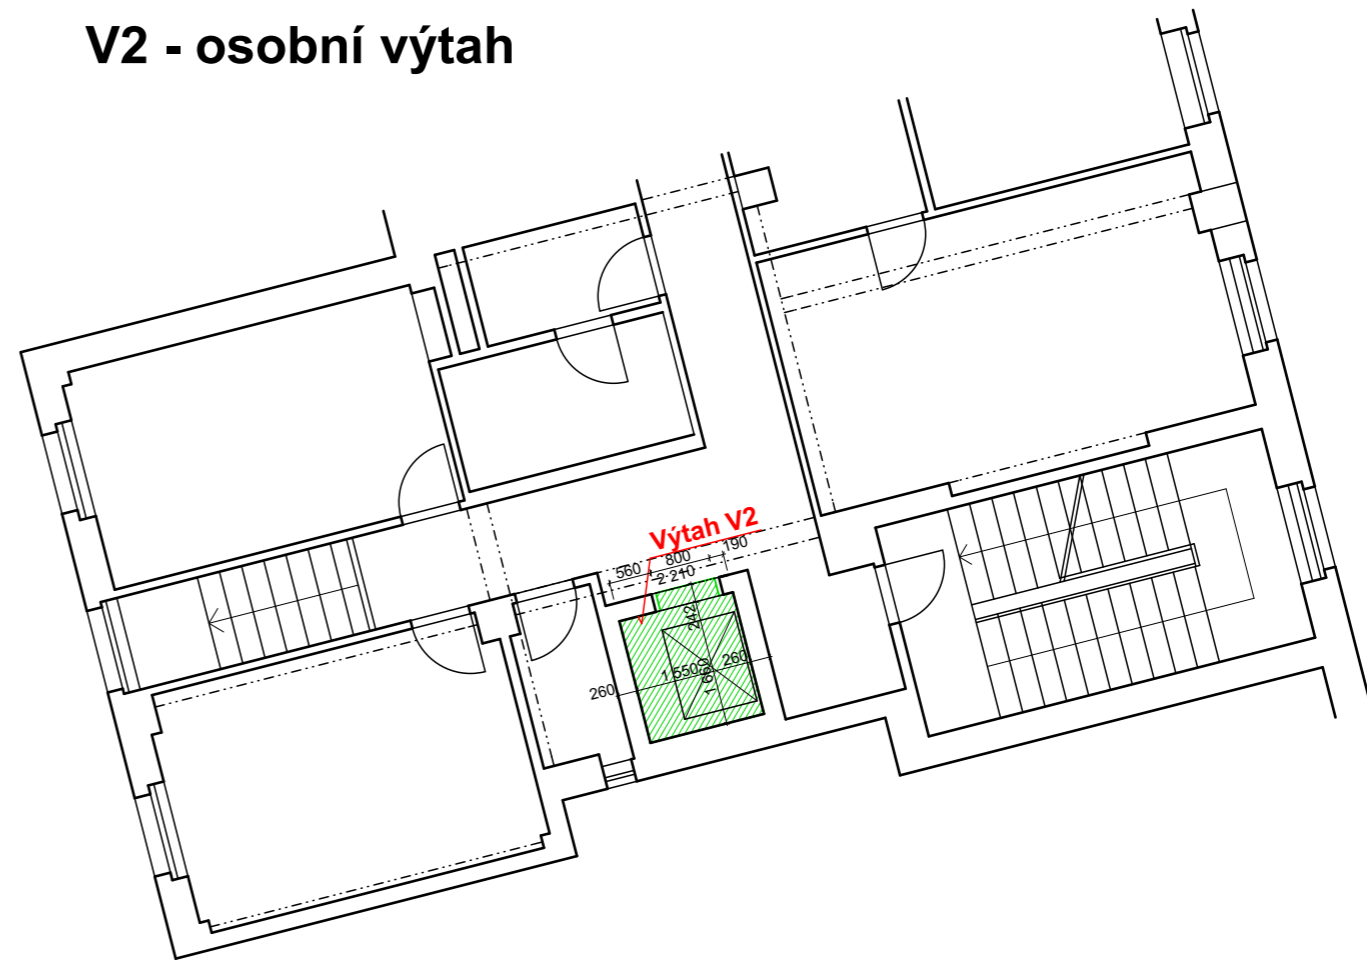

Legenda:

-  Řešený prostor výtahové šachty
-  Zazdění stávajících otvorů cihlami CPP na cementovou maltu
-  Stávající pozice rozvaděčů výtahové technologie
-  Nové pozice rozvaděčů výtahové technologie

S

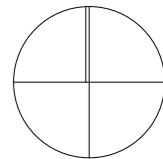

Drobný Architects

architektonický ateliér, s.r.o.  
Děkanská 7/226, Praha 4, 140 00

IČO: 26 49 99 24  
tel/fax: 607 154 000  
e-mail: atelier@drobnyarch.cz

Název akce:

Výměna výtahů Rooseveltova kolej

Místo:	Strojnická 1430/7, 17000 Praha 7 - Holešovice		
Investor:	Správa účelových zařízení VŠE v Praze, Jeseniova 2769/208, Praha 3		stupeň: DSP
Zodp. projektant:	Ing.arch. Ivan Drobný, Ing. Martin Hamerník		datum: 29.05.2024
Projektová část:	Architektonicko stavební řešení		
Název výkresu:	Výřezy půdorysu 1.NP		měřítko: 1:100 číslo výkresu: D.1.1.2