


LEGENDA:
[- NOVÁ DVOJZÁSUVKA STRUKT. KABELÁŽE cat 6

36a
STÁV. DOZBR. RACK
Serverovna o ptro výš, dispozičně ve stejném místě
(Neřeší tato PD)
BUDE UPŘESNĚNO SPRÁVCEM SÍŤE

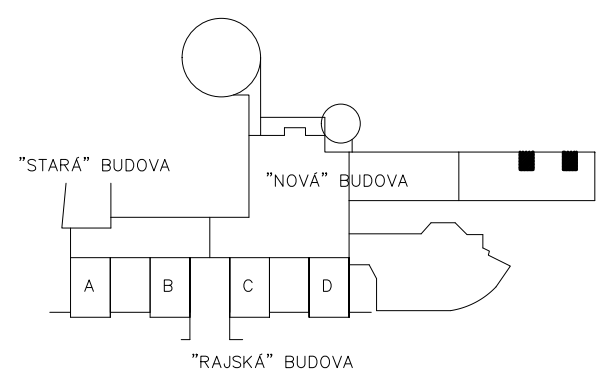

VEDENÍ KABEL. TRAS:

►1 ◀ V NOVÉM KABEL. ŽLABU "MARS 62/50" NAD PODHLEDEM
OSTATNÍ KABELOVÉ ROZVODY BUDOU VEDENY POD OHYTKOU, PEVNĚ NAD PODHLEDY A VE ZDĚNÝCH A SADROKART. PŘÍČKÁCH A PŘEDSTĚNÁCH
UMÍSTĚNÍ KONC. PRVKŮ A KABEL. TRAS NUTNO KOORDINOVAT S OSTATNĚMI PROFESEMI
OSTATNÍ POZNÁMKY - viz. TECHNICKÁ ZPRÁVA A ČÁST D2 - technická a technologická zařízení

POZNÁMKY:

- 1) OSVĚTLOVACÍ TĚLESA (VČ. OSTATNÍ ELEKTROINSTALACE) MUSÍ BÝT PROVEDENA S OHLEDEM NA TŘÍDU REAKCE NA OHĚN POUŽITÝCH STAVEBNÍCH MATERIÁLŮ
- 2) UMÍSTĚNÍ KONC. PRVKŮ A KABEL. TRAS NUTNO KOORDINOVAT S OSTATNĚMI PROFESEMI
- 3) OSTATNÍ POZNÁMKY - viz. TECHNICKÁ ZPRÁVA

- Vnější vlivy (dle ČSN 33 2000-5-51 ed. 3+Z1+Z2)
- N - NORMÁLNÍ DLE TABULKY 32-NM1 (dále N)
 - 1 - N+zóny dle ČSN 33 2000-7-701
 - 2 - N+BA4

část: Zařízení silnoproudé elektroinstalace
zpracovatel části: Ing. Josef Morčuš

±0,000 =231,95 m.n.m.			VERZE: a	PARE:
 Q PROJEKT Bohuslava ze Švamberka 8 Praha 4 140 00 tel./fax: +420-261 216 619 e-mail: q-projekt@q-projekt.cz	GEN.PROJEKTANT : ING. RADIM JAREŠ			
	VYPRACOVAL : ING. RADIM JAREŠ			
	INVESTOR : VYSOKÁ ŠKOLA EKONOMICKÁ, nám. W. CHURCHILLA 4, PRAHA 3, 130 67			
	MÍSTO : nám. W. CHURCHILLA 4, PRAHA 3			
	AKCE : STAVEBNÍ ÚPRAVA MÍSTNOSTI 36 a WC – NOVÁ BUDOVA			
obsah výkresu			č. výkresu	
m.č. 36–rozvody SK			D.1.4–SL1	
č. zakázky	formát 2A4	datum 05/2024	účel DSP	měřítko 1: 50