



ŘEZ 5-5

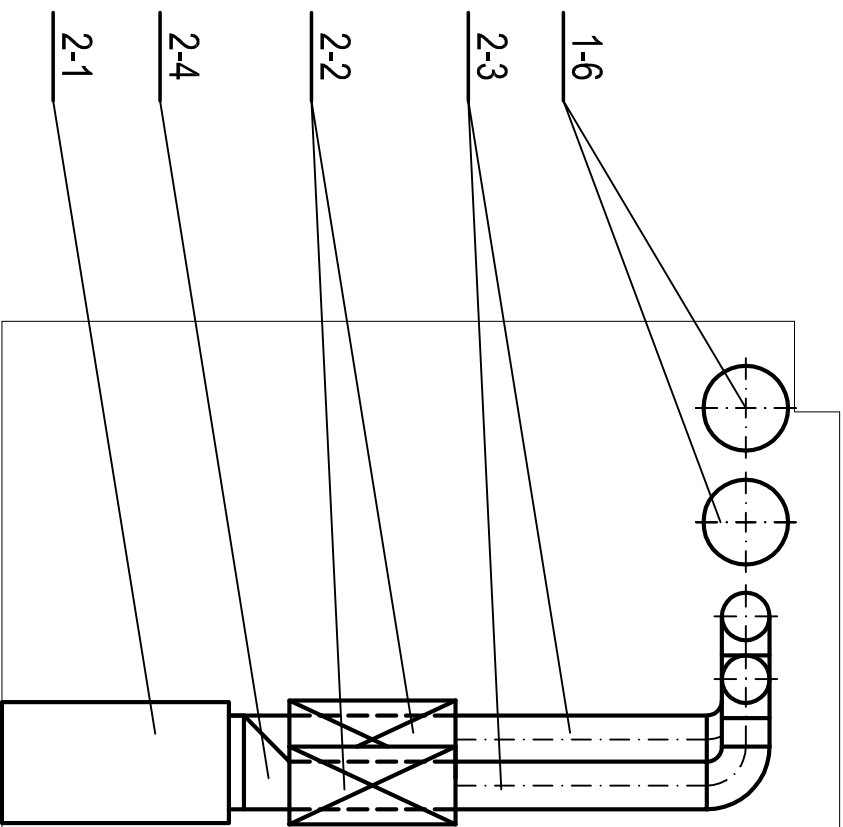

ŘEZ 6-6

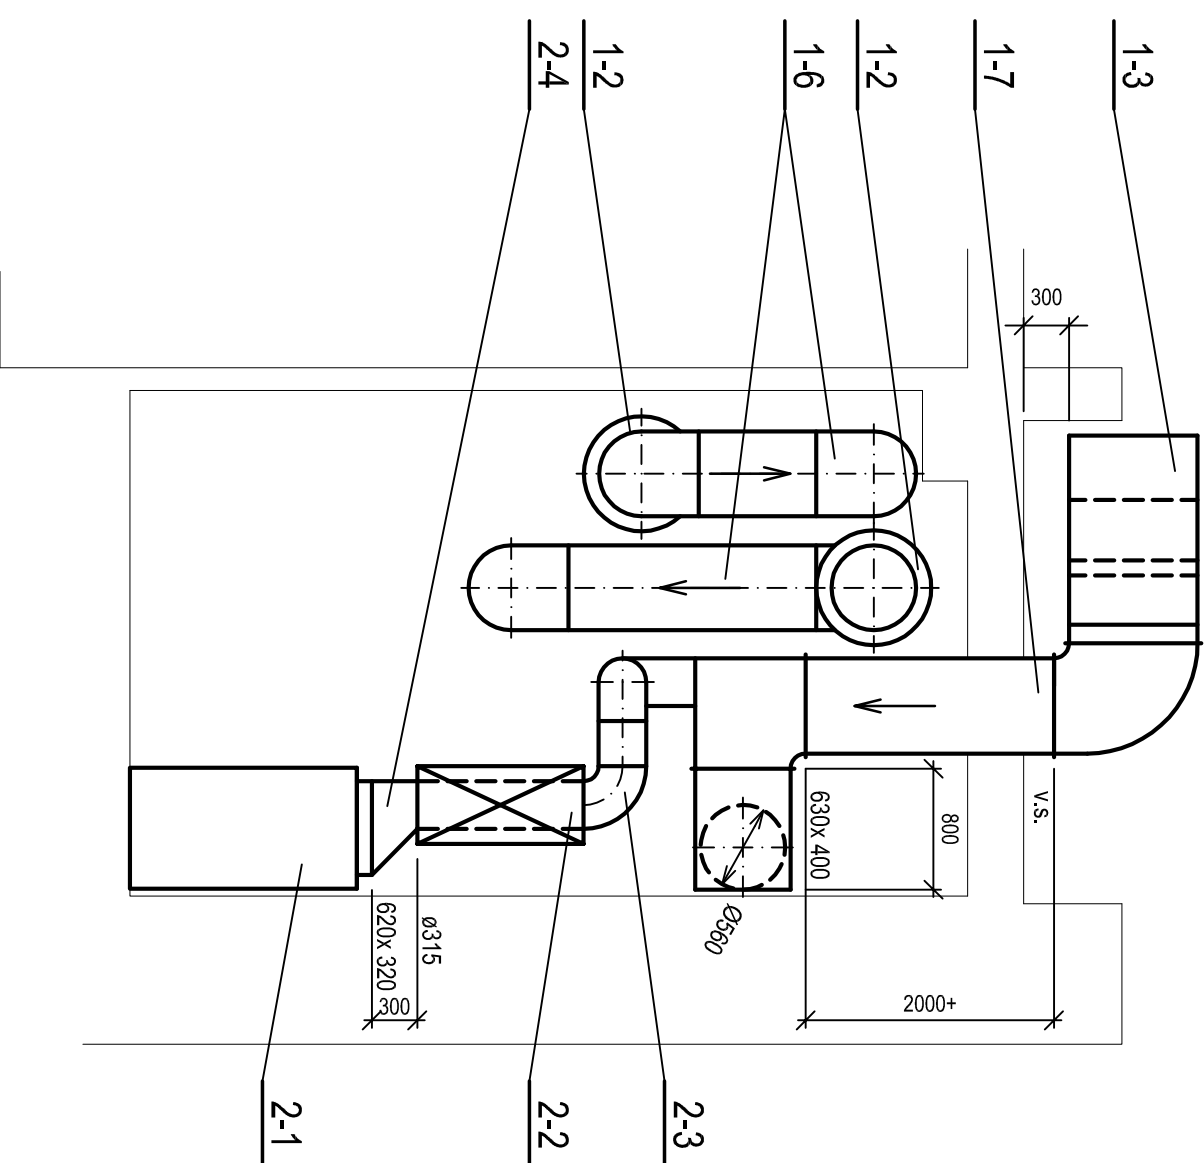

Alce: REKONSTRUKCE TĚLOCVIČNY A ZÁZEMÍ VE STARÉ BUDOVĚ VŠE
stavebník: VŠE v Praze nám. W.Churchilla 4 Praha 3
část dokumentace: VZDUCHOTECHNIKA
zodp. projektant části: Záruba
vyraboval: Záruba
datum: prosinec 2024
stupeň: dokumentace pro provádění stavby
měřítko: 1:50@A3
č. výkresu: D.1.2.6
ŘEZ 5-5 ŘEZ 6-6