

TABULKA MÍSTNOSTÍ	
Č.M.	MÍSTNOST
040	KANCELÁŘ VC
041	KANCELÁŘ VC
042	KANCELÁŘ VC
043	KANCELÁŘ VC
044	KANCELÁŘ VC
045	KANCELÁŘ VC
046	SCHODIŠTĚ
047	CIKS SKLAD
048	VÝTAH
049	CHODBA
050	CIKS KANCELÁŘ
051	CIKS KANCELÁŘ
052	CIKS KANCELÁŘ
053	CHODBA
054	CIKS KANCELÁŘ
055	CIKS KANCELÁŘ
056	CHODBA
057	CHODBA

## LEGENDA POUŽITÝCH PRVKŮ

Domovní telefon

- VT VIDEOTABLO
- VT VIDEOTELEFON
- PZO PŘEPĚŤOVÁ OCHRANA
- Z ZDROJ

Elektronická kontrola vstupu



- TERMINÁL BEZKONTAKTNÍ VENKOVNÍ
- RJ ŘÍDÍCÍ JEDNOTKA / KONTROLÉR
- Z NAPÁJECÍ ZÁLOHOVANÝ ZDROJ
- PZO PŘEPĚŤOVÁ OCHRANA
- M MAGNETICKÝ SNÍMAČ
- E ELEKTROMAGNETICKÝ ZÁMEK


Hlasový majáček

- HLASOVÝ MAJÁČEK

Trasy

- PRŮRAZ STOUPACÍHO VEDENÍ

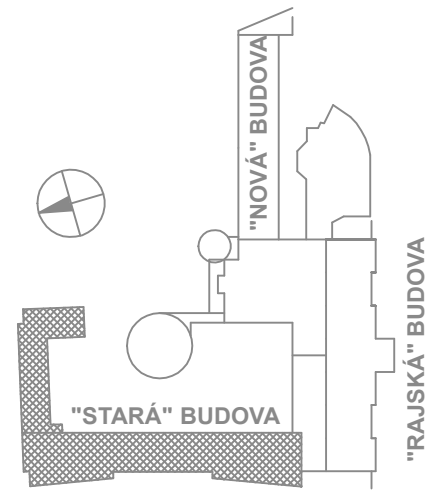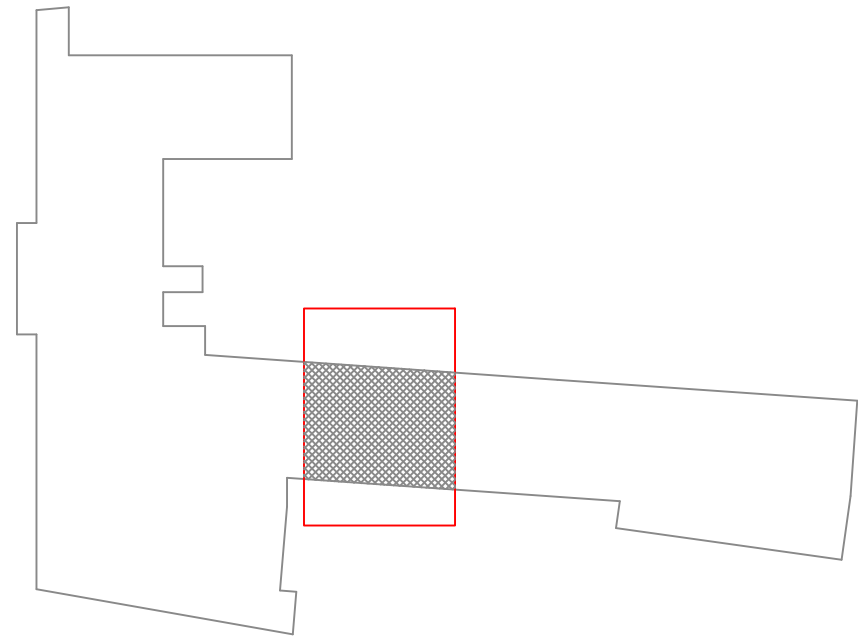

Zodpovědný projektant:	Rostislav Štark	Datum:	02/2019	 <div>Rostislav Štark Luleč 379, 683 03 www.elros.cz 773 885 773</div>	
Vypracoval:	Rostislav Štark	Č. zakázky:	2019-014		
Stupeň:	Dokumentace pro výběr zhotovitele	Č. výkresu:	01		
Název:	Rekonstrukce výtahu - SLP nám. W. Churchilla 4, 130 67 Praha 3			Formát: A3	Číslo paré:
				Měřítko: 1:100	
Investor:	Vysoká škola ekonomická, nám. W. Churchilla 4, 130 67 Praha 3				
Část:	D.1.4.2 - Zařízení slaboproudé elektrotechniky	Výkres:	Půdorys přízemí - EKV, DVT, HM		