
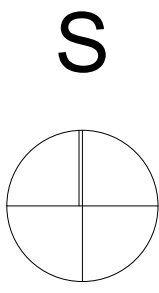


Hartigova (Koněvova)

LEGENDA

- ŘEŠENÁ ČÁST STAVBY V 1.NP
- HRANICE POZEMKŮ
- CETIN - PRŮBĚH METALICKÉHO KABELU
- HLAVNÍ VODOVOD DN 500
- ROZVÁDEČÍ ŘAD 150
- JEDNOTNÁ KANALIZACE
- STÁVAJÍCÍ PLYNOVOD NTL
- STÁVAJÍCÍ PLYNOVOD STL
- TMCZ a PASNET Optické trasy
- SIL. PODZEMNÍ VEDENÍ NN
- KRYTY CIVILNÍ OBRANY
- VSTUP DO KRYTU
- NOUZOVÝ VÝLEZ KRYTU
- SÁNÍ VZT KRYTU

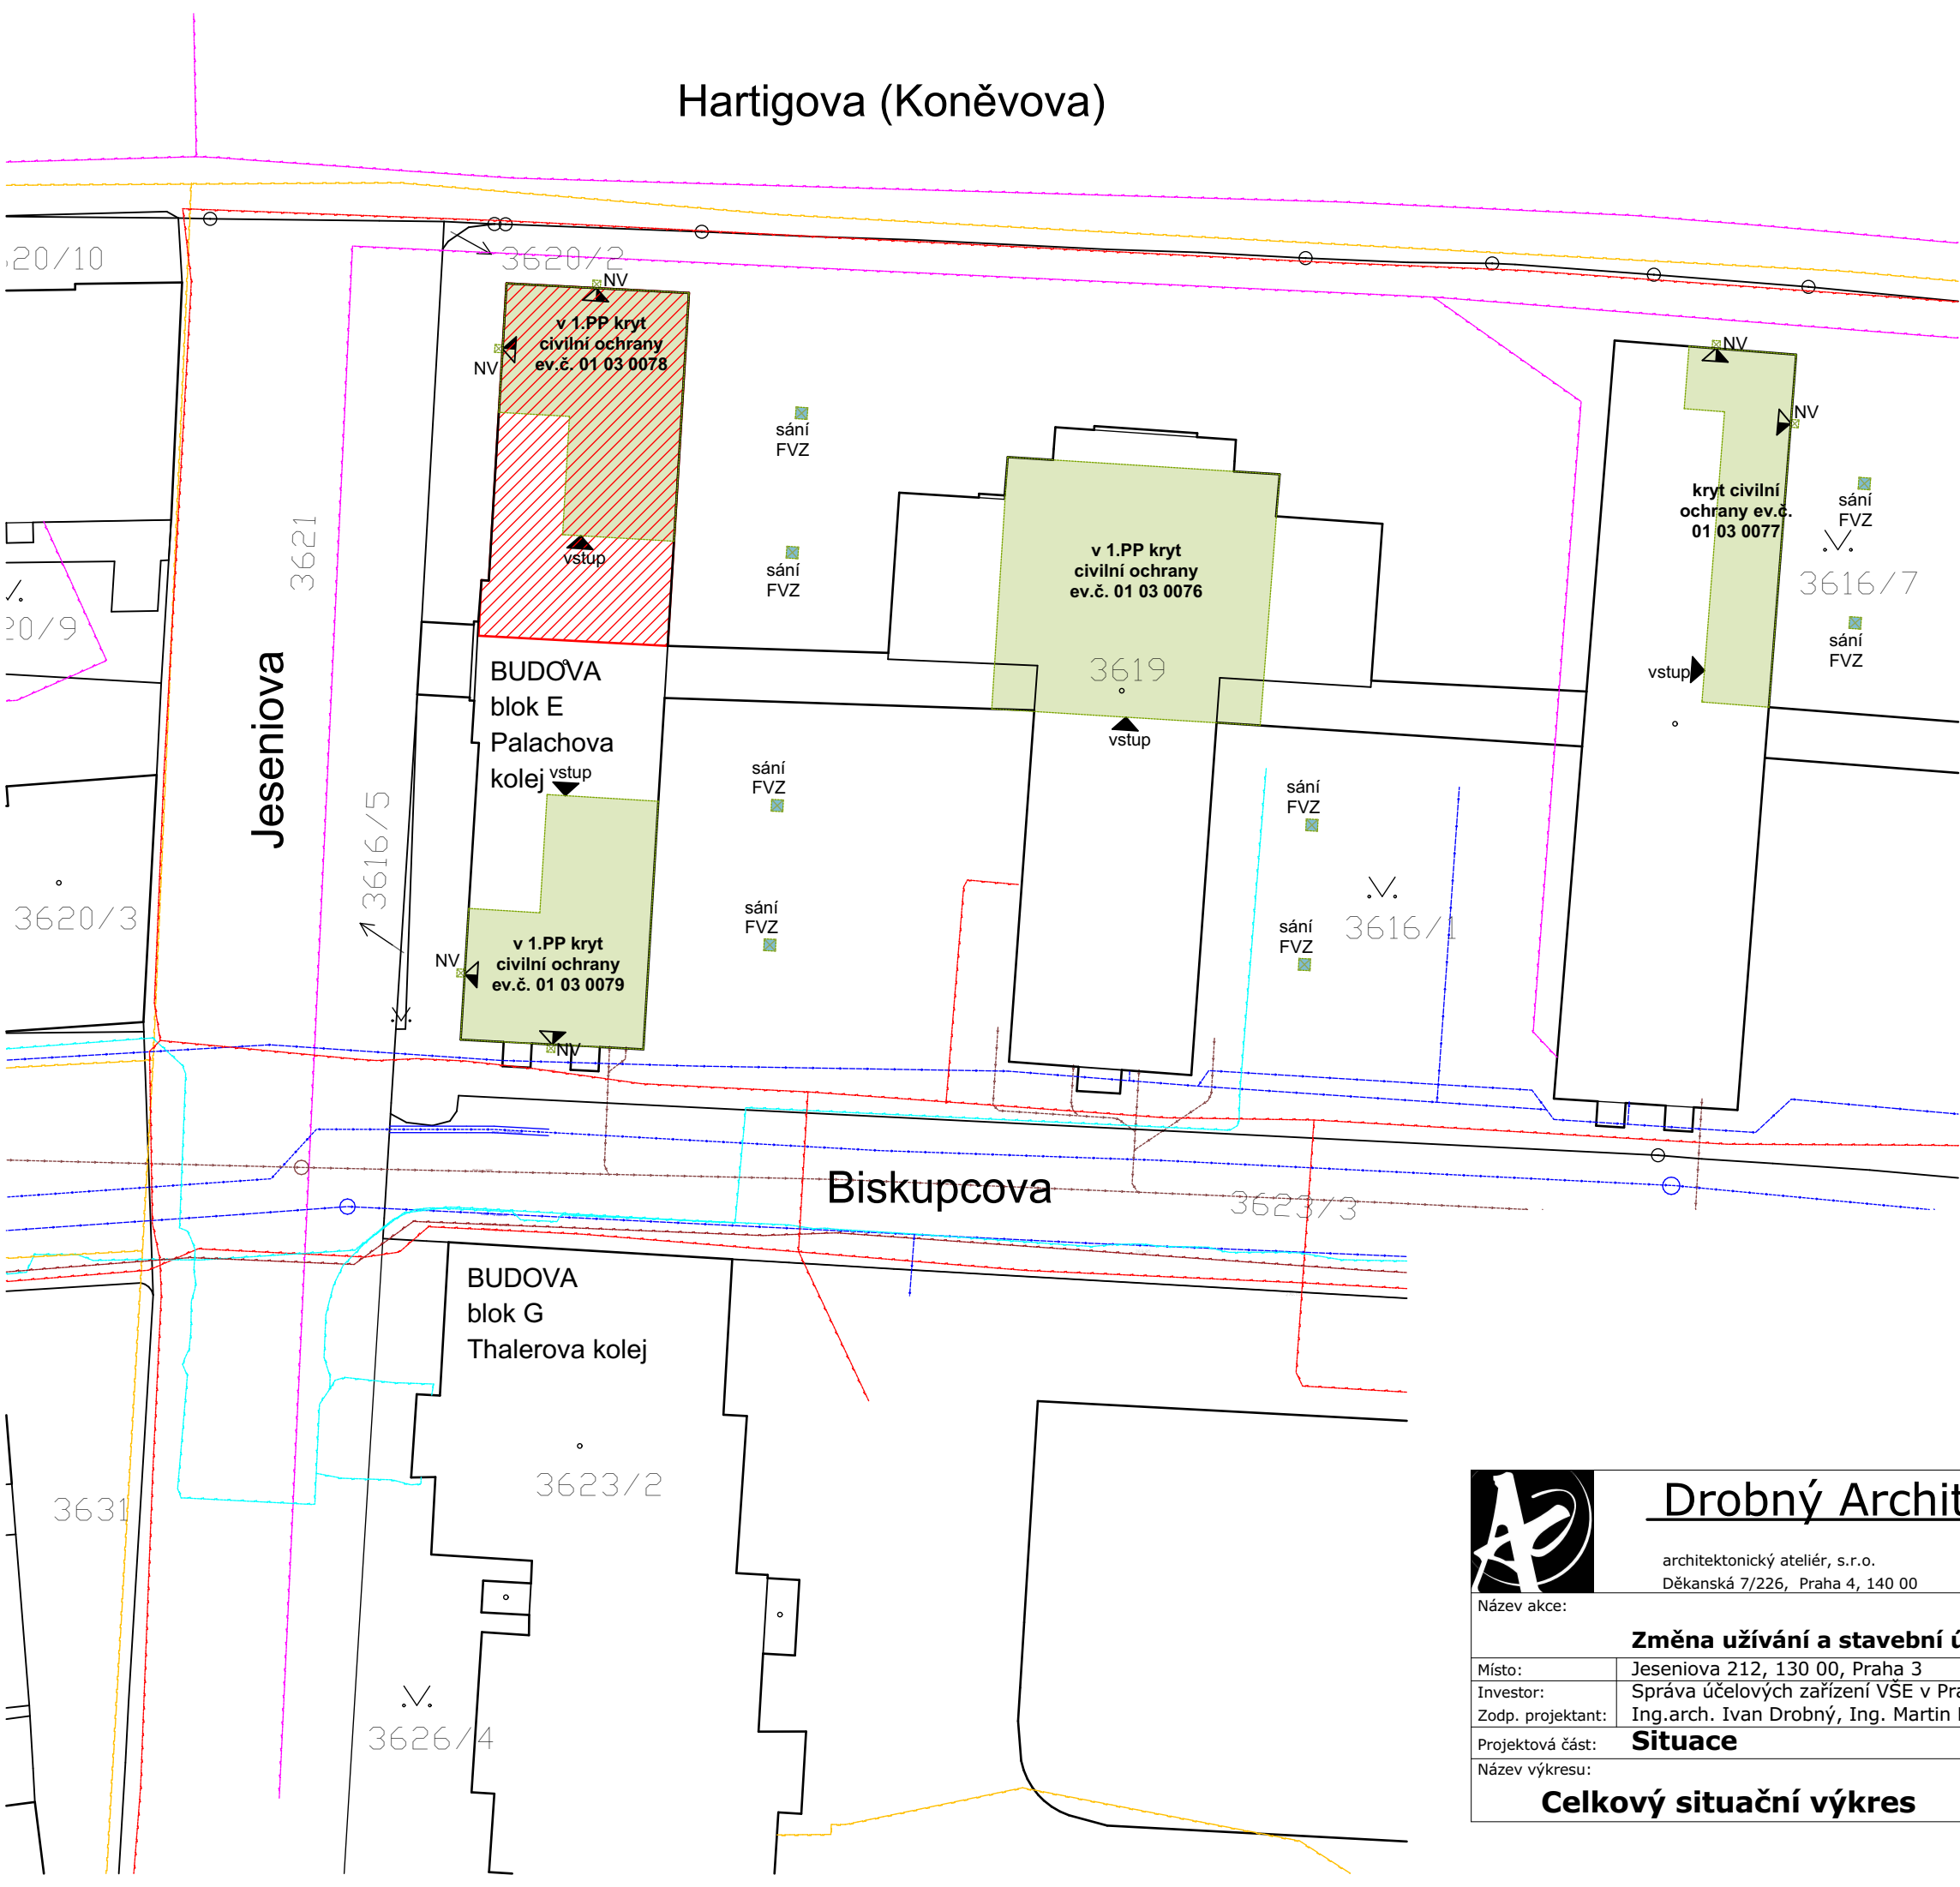

[Handwritten signature]



Drobný Architects

architektonický ateliér, s.r.o.
Děkanská 7/226, Praha 4, 140 00

IČO: 26 49 99 24
tel/fax: 607 154 000
e-mail: atelier@drobnyarch.cz

Název akce:

Změna užívání a stavební úpravy části přízemí objektu University hotel

Místo: Jeseniova 212, 130 00, Praha 3
Investor: Správa účelových zařízení VŠE v Praze, Jeseniova 2769/208, Praha 3
Zodp. projektant: Ing.arch. Ivan Drobný, Ing. Martin Hamerník

stupeň: DSP
datum: 11.02.2025

Projektová část: **Situace**

Název výkresu:

Celkový situační výkres

měřítko: 1:500
číslo výkresu: C.2