


PŮDORYS TYP A5

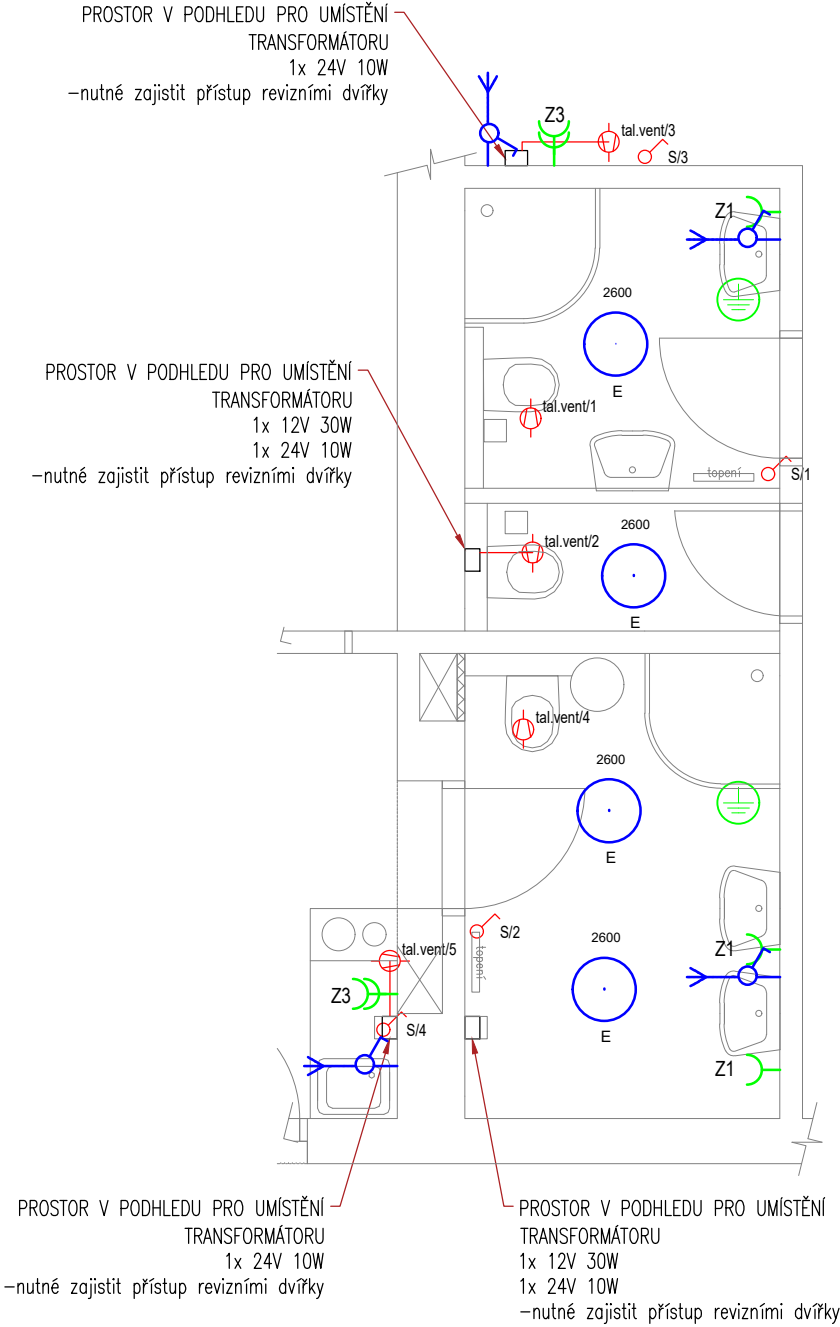

LEGENDA

- Spínač - řízení 1
- Světelný vývod nástěnný
- LED bodová svítidla
- Zásuvka domovní 230V/16A
- Ochranné pospojení
- Elektrický plastový talířový ventil

POZNÁMKY:

*1 PRO ELEKTROINSTALACI V KOUPELNĚ MUSÍ BÝT DODRŽENA ČSN 332000-7-701
SOUSTAVA: ~50Hz 230V/400V/TN-S
ZÁKLADNÍ OCHRANA PROUDOVÝMI CHRANIČI, POSPOJOVÁNÍM CY 4 / 6
ROZVODY PROVEDENY VODIČI CYKY

INSTALACE BUDE PROVEDENA PODLE ČSN 33 2130 ED.3
A SOUBORU NOREM ČSN 33 2000.
PRO KOUPELNY ZEJMÉNA ČSN 33 200-7-701 ED.2.
INSTALACE BUDE PROVEDENA SKRYTĚ.
MUSÍ BÝT DODRŽENY POŽADAVKY STAVEBNÍ ČÁSTI NA UKLÁDÁNÍ VEDENÍ A KONCOVÝCH PRVKŮ INSTALACE, PŘEDEVŠÍM S OHLEDEM NA ZACHOVÁNÍ CELISTVOSTI IZOLAČNÍCH MATERIÁLŮ, FOLÍÍ APOD.
VEŠKERÉ UMÍSTĚNÍ PŘÍSTROJŮ MUSÍ BÝT UPŘESNĚNO NA STAVBĚ BĚHEM KONTROLNÍCH DNŮ !
V KONEČNÉM STAVU BUDE KABELÁŽ CHRÁNĚNA PŘED MECHANICKÝM POŠKOZENÍM, V MÍSTECH PŘECHODŮ KABELŮ PŘES OSTRÉ HRANY BUDOU KABELY UKLÁDÁNY DO CHRÁNIČEK S DOSTATEČNOU MECHANICKOU ODOLNOSTÍ
PŘED MONTÁŽÍ MUSÍ BÝT UMÍSTĚNÍ VŠECH ČÁSTÍ INSTALACE KOORDINOVÁNO S DALŠÍMI PROFESEMI NA STAVBĚ !!!!
VEŠKERÉ KABELOVÉ TRASY BUDOU UZPŮSOBENY, ABY SPLŇVALI POŽADAVKY PBR.

PŘED ZAČÁTKEM PRACÍ JE NUTNÉ PROVÉST KONTROLU STÁVAJÍCÍHO ROZVADĚČE A STÁVAJÍCÍ KABELÁŽE JDOUCÍ Z ROZVADĚČE DO HYGIENICKÉHO ZÁZEMÍ. V PŘÍPADĚ NEVYHOVUJÍCÍHO STAVU STÁVAJÍCÍ KABELÁŽE BUDE PROVEDENA JEJÍ VÝMĚNA. V PŘÍPADĚ, ŽE NA ROZVADĚČI NENÍ PROUDOVÁ OCHRANA, NUTNÁ JEJÍ INSTALACE - PŘEDŘÁZENÍM DO ROZVADĚČE.

PROJECTICA, s.r.o. <small>Chodská 1032/27, 120 00 Praha 2</small>	Kreslil	Kontroloval	Autorizační razítko			
	Ing. Jan Funda	Ing. Václav Petrů				
	Investor	Správa účelových zařízení Vysoké školy ekonomické v Praze Jeseniova 2769/208, 130 00 Praha 3				
	Místo stavby	Koleje Vysoké školy ekonomické v areálu Jarov				
	Obec	Městská část Praha 3, Hlavní město Praha				
Název akce						
REKONSTRUKCE KOUPELEN VŠE						
Dílčí část akce BLOK D					Formát	
					Stupeň	DPS
Profese D.1.4.c ELEKTROINSTALACE					Datum	09/2018
			Č. Zakázky	2018-001		
Název výkresu PŮDORYS TYP A5		Č. Výkresu D.1.4.c-4	Měřítko 1:50	Č. Paré 0123456789		