

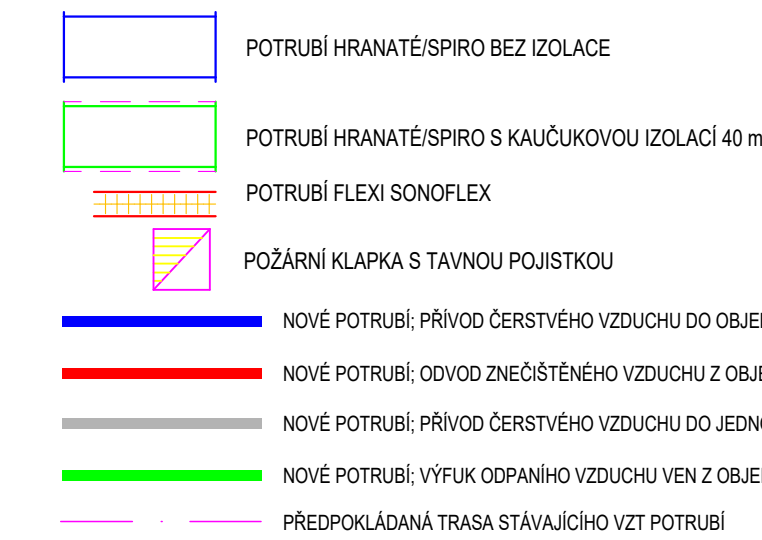


LEGENDA:

- 3.18** ČÍSLO MÍSTNOSTI
4 osoby PŘEDPOKLADANÝ MAXIMÁLNÍ POČET OSOB
+100 MINIMÁLNÍ MNOŽSTVÍ PŘÍVODU ČERSTVÉHO VZDUCHU DO MÍSTNOSTI (m³/h)
-100 MINIMÁLNÍ MNOŽSTVÍ ODTAHU VZDUCHU DO MÍSTNOSTI (m³/h)

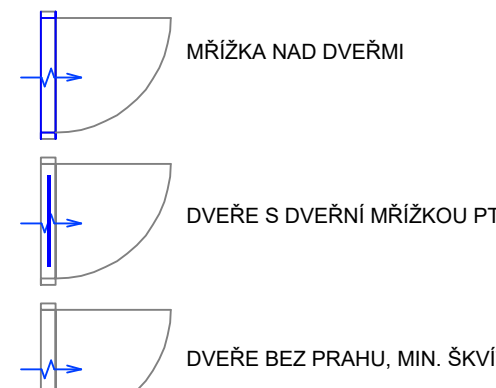

LEGENDA STÁVAJÍCÍCH PRVKŮ:

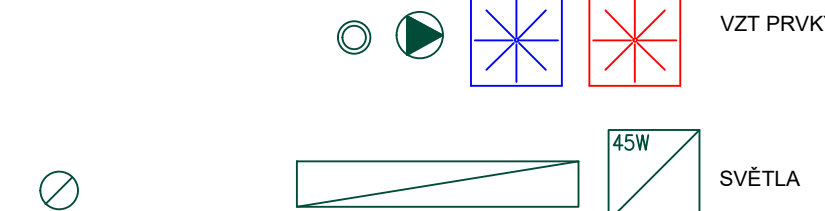

POZNÁMKY:

- PŘED ZAPOJENÍM PRACÍ NUTNO VYČISTIT FILTRY VZT JEDNOTKY
- STÁVAJÍCÍ VÝSTUPY NUTNO ZAREGULOVAT NA OBJEMY VZDUCHU DLE VÝKRESOVÉ DOKUMENTACE
- VŠECHY NOVÉ POTRUBÍ BUDE UMÍSTĚNO CO NEJVÝŠE POD STROPEM
- NUTNÁ KOORDINACE SE VŠEMI PROFESEMI!

| | | | | |
|---|--|--|-----------------------|-----------------|
| PROJEKČNÍ Ing. Vladimír Pátek Investor Město státní Obec Název akce Zlepšení vlastností technických a technologických zařízení a úpravy interiéru prostor xPORT 2.-3. NP, 1. NP a 1. PP část, v objektu Areálu VŠE Jarov, Jeseniová 2769/208, 130 00 Praha 3 | Kreslil Ing. Vladimír Pátek Správa údržbových zařízení Vysoké školy ekonomické v Praze Jeseniová 2769/208, 130 00 Praha 3 | Kontroloval Ing. Vladimír Pátek | Autorizační razítko | |
| | Formát Stupeň Datum Č. Zakázky | 504 x 1400 DPS 04/2020 P_VP_19035 | | |
| Dílčí část akce D.1.4 – Technika prostředí staveb | Profese D.1.4.3. VZDUCHOTECHNIKA | Název výkresu PŮDORYS 2NP | Č. Výkresu 03 | Měřítko 1:50 |
| | | | Č. Paré 0123456789 | |

