
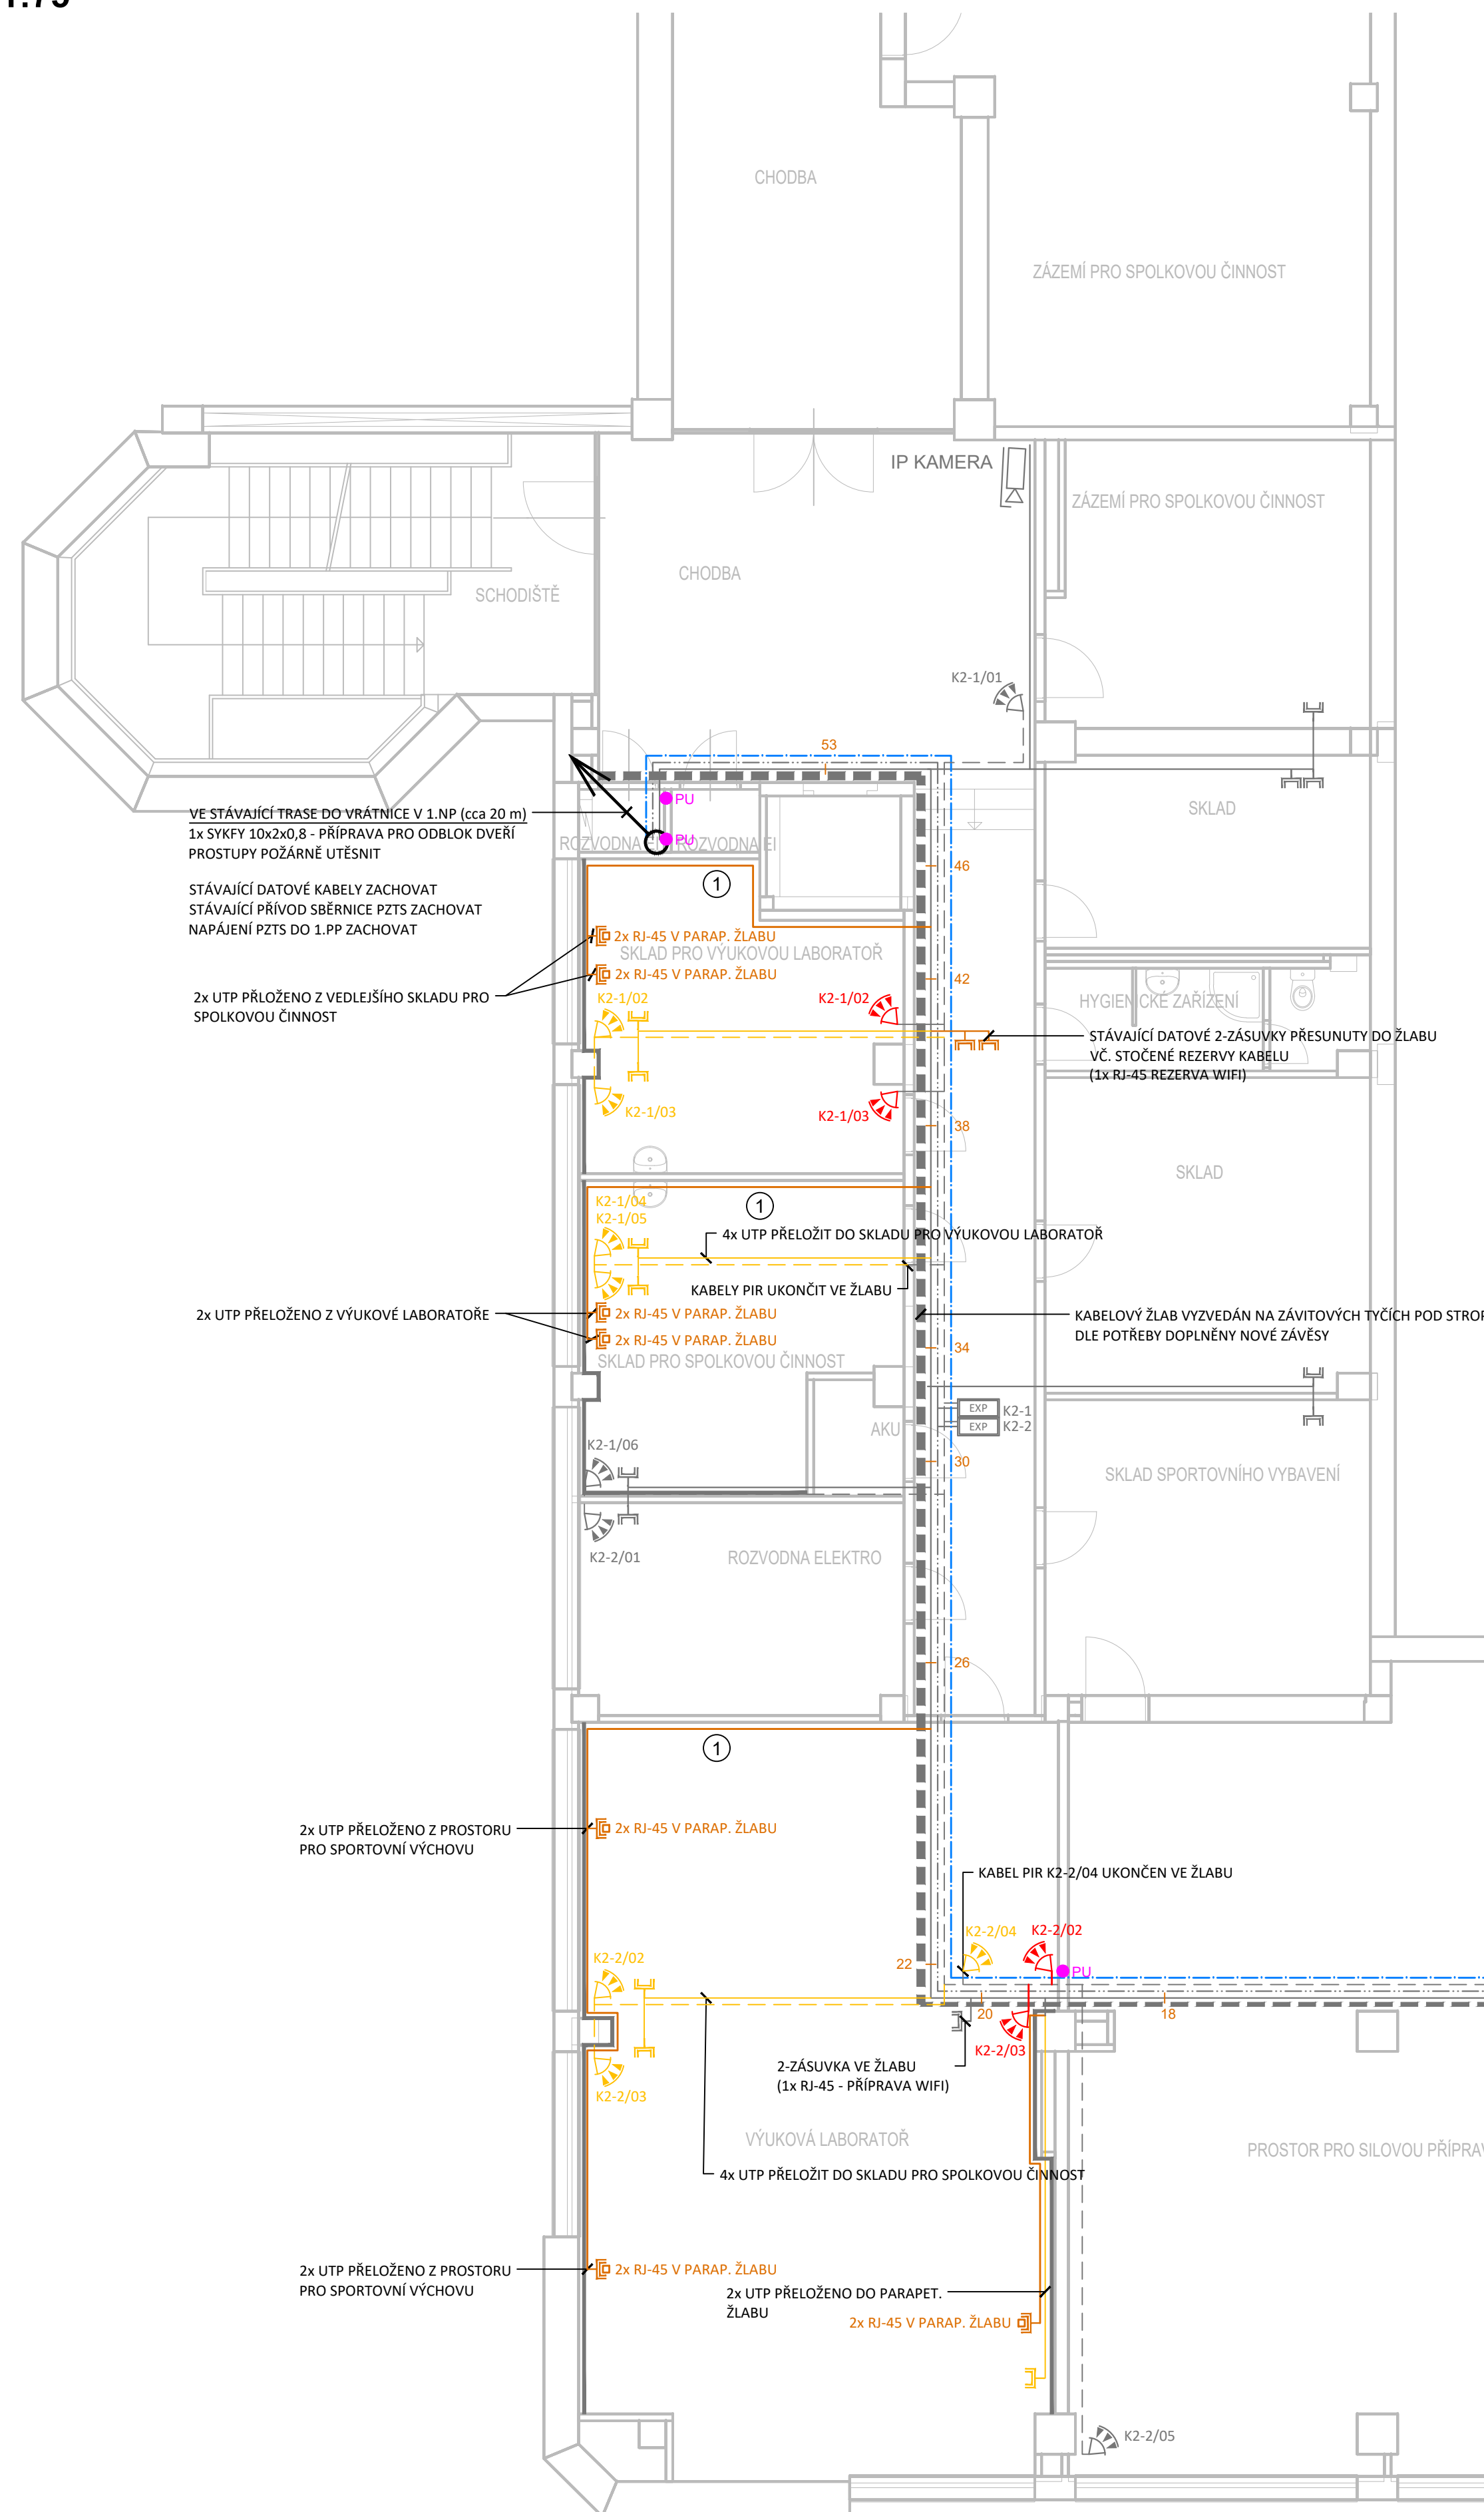


PŮDORYS 1.PP
NOVÝ STAV
M 1:75

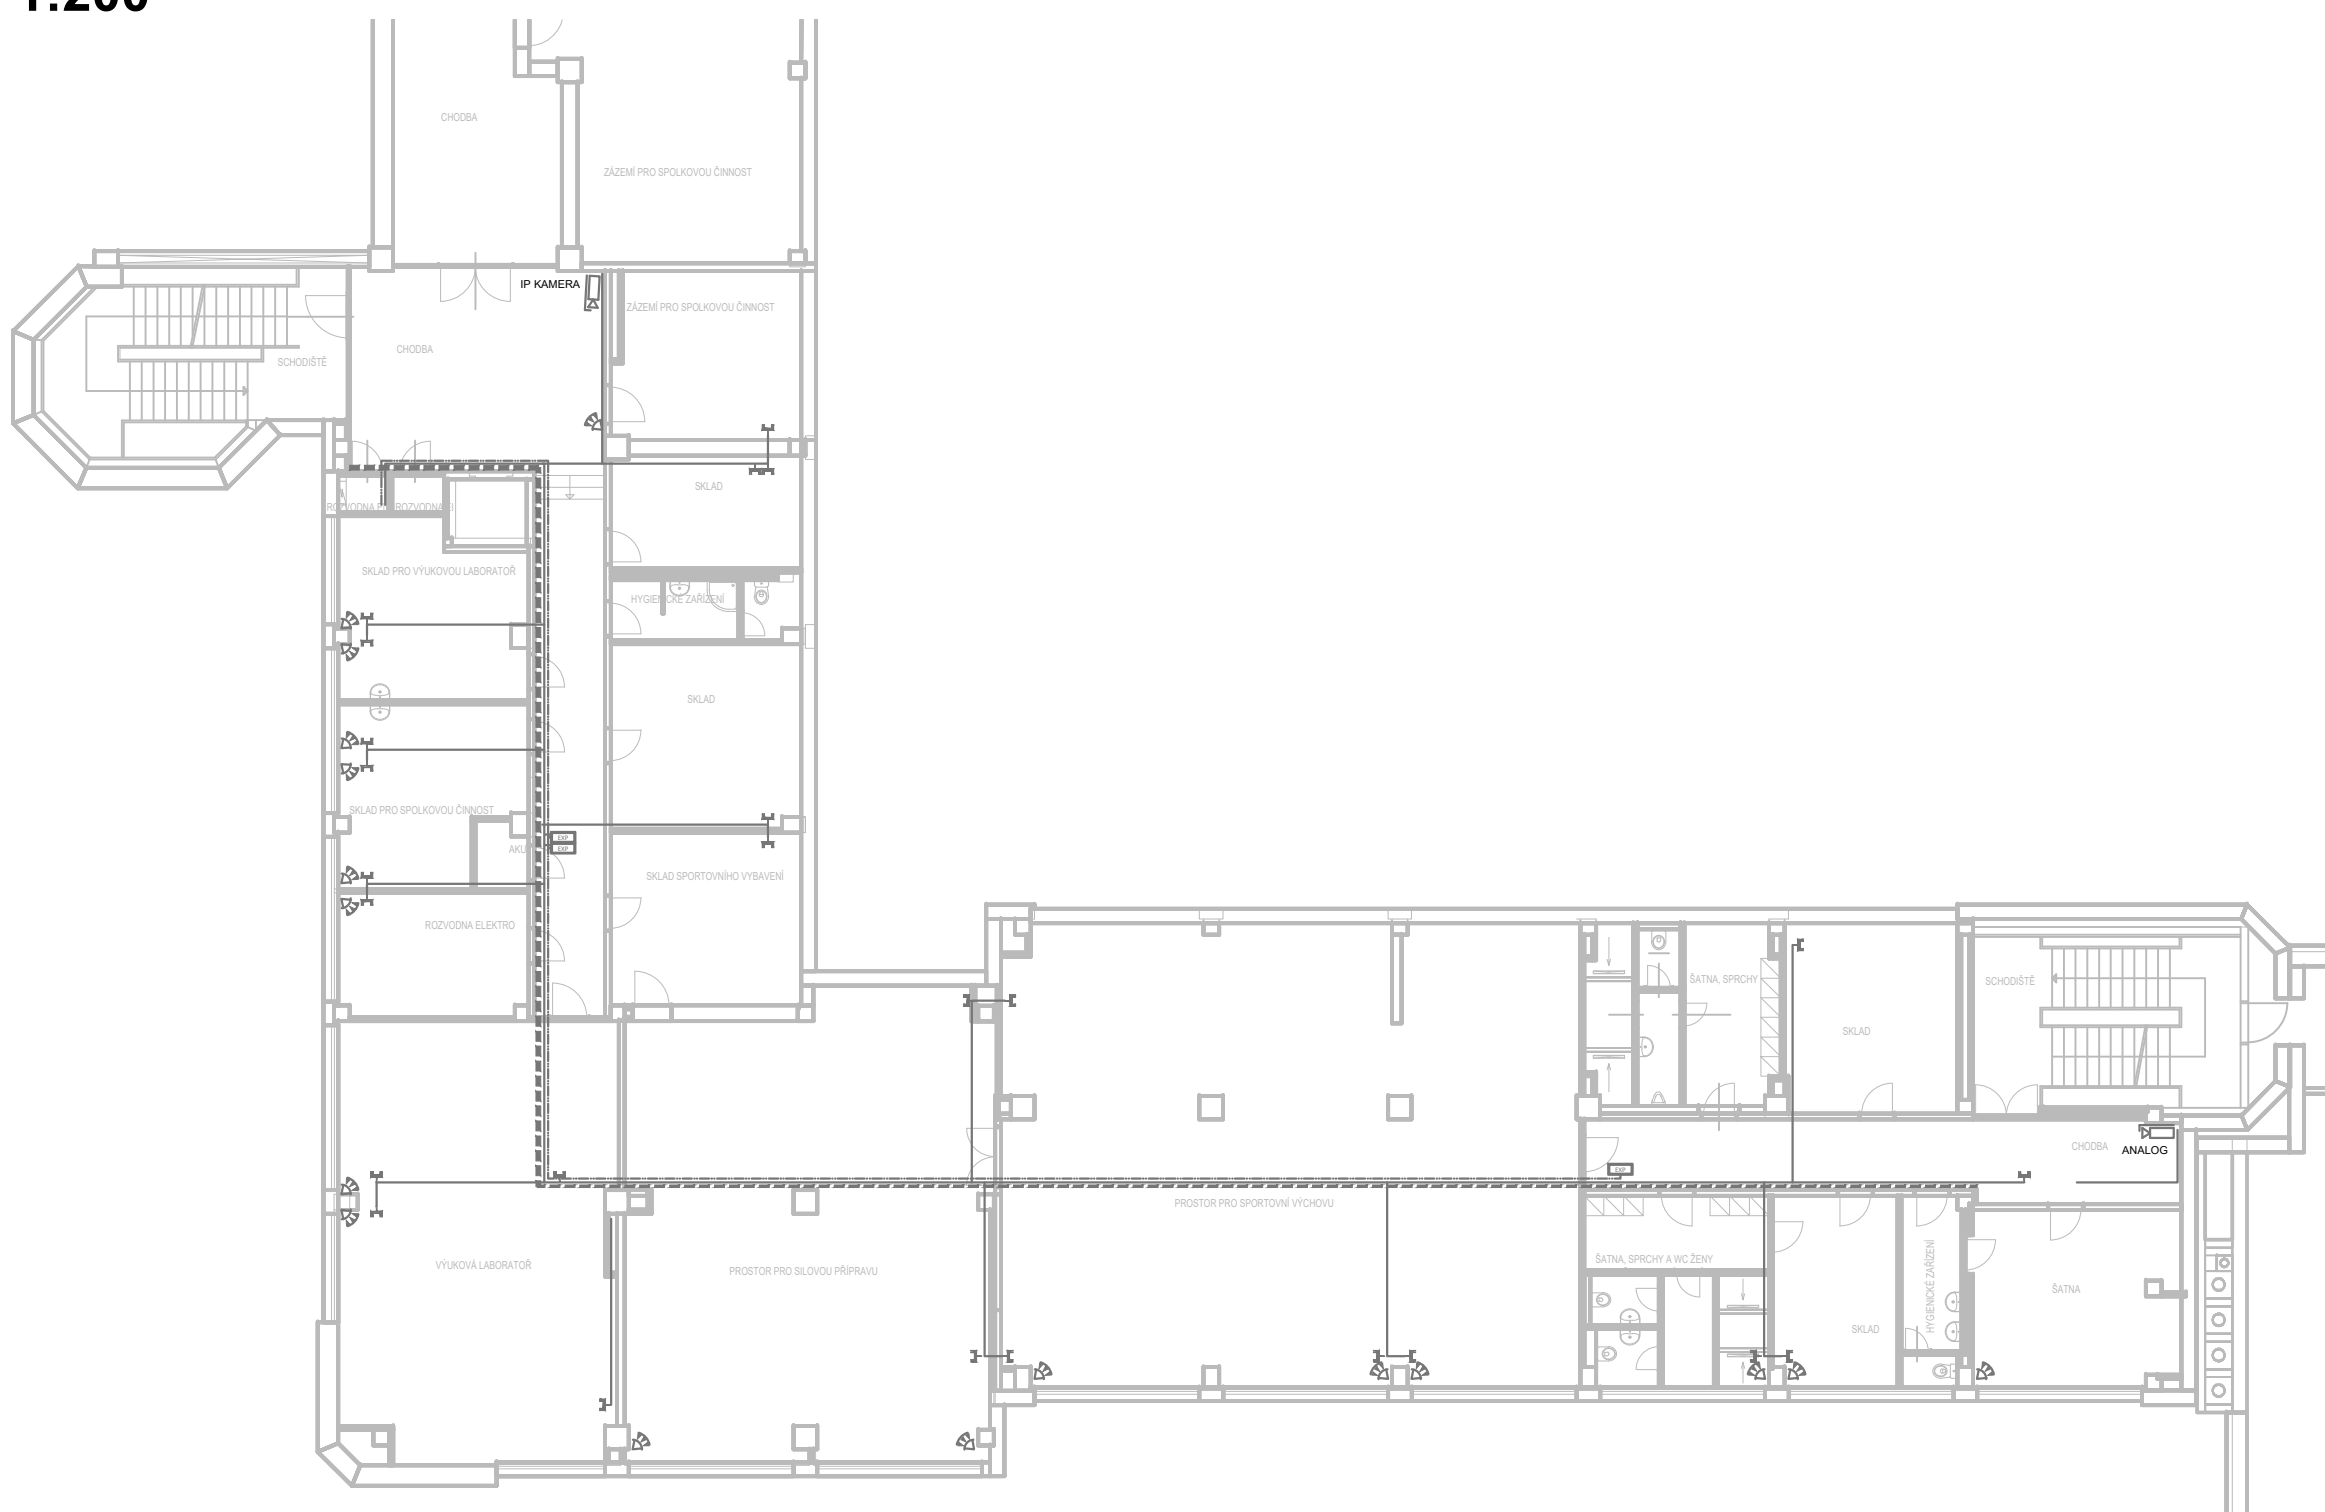


**PŮDORYS 1.PP
PŮVODNÍ STAV SLP
M 1:200**


 
 


POZNÁMKY:


- při realizaci žlabů v max. míře zachování stávající rozvodny SLP
- u bouraných příček budou hlavní chodby datové 2-zásuvky a kabely UTP přeloženy do paterního žlabu, případně žlabem do jiné místnosti kde vykrusí
- veškerá kabeláž SLP a stávající chodby bude vedena ve stávajícím kabelovém žlabu 50x125 a 50x75 na závěsech pod stropem, tyto žlaby budou na stávajících závitových závěsech vzvednuty těsně pod strop. po odstranění podpor rozvodů ztí budou doplněny chybějící závěsy.
- expandéry pztz a koncové prvky (při detektoru) žlabů ponecháme, přeloženy do žlabu, nebo přemístíme
- mimo hlavní patroví trasu budou nové vedené rozvodny SLP vedeny podlehledv v plastových trubkách / listích na povrchu (stěny, stropy, obvly / kolená vytvořena z obyčejných trubek, sestup ke koncovým prvkuům / zařízením budou prováděn v chránkách pod omítkou, přípřizpůsobeno lze rozvodů esí

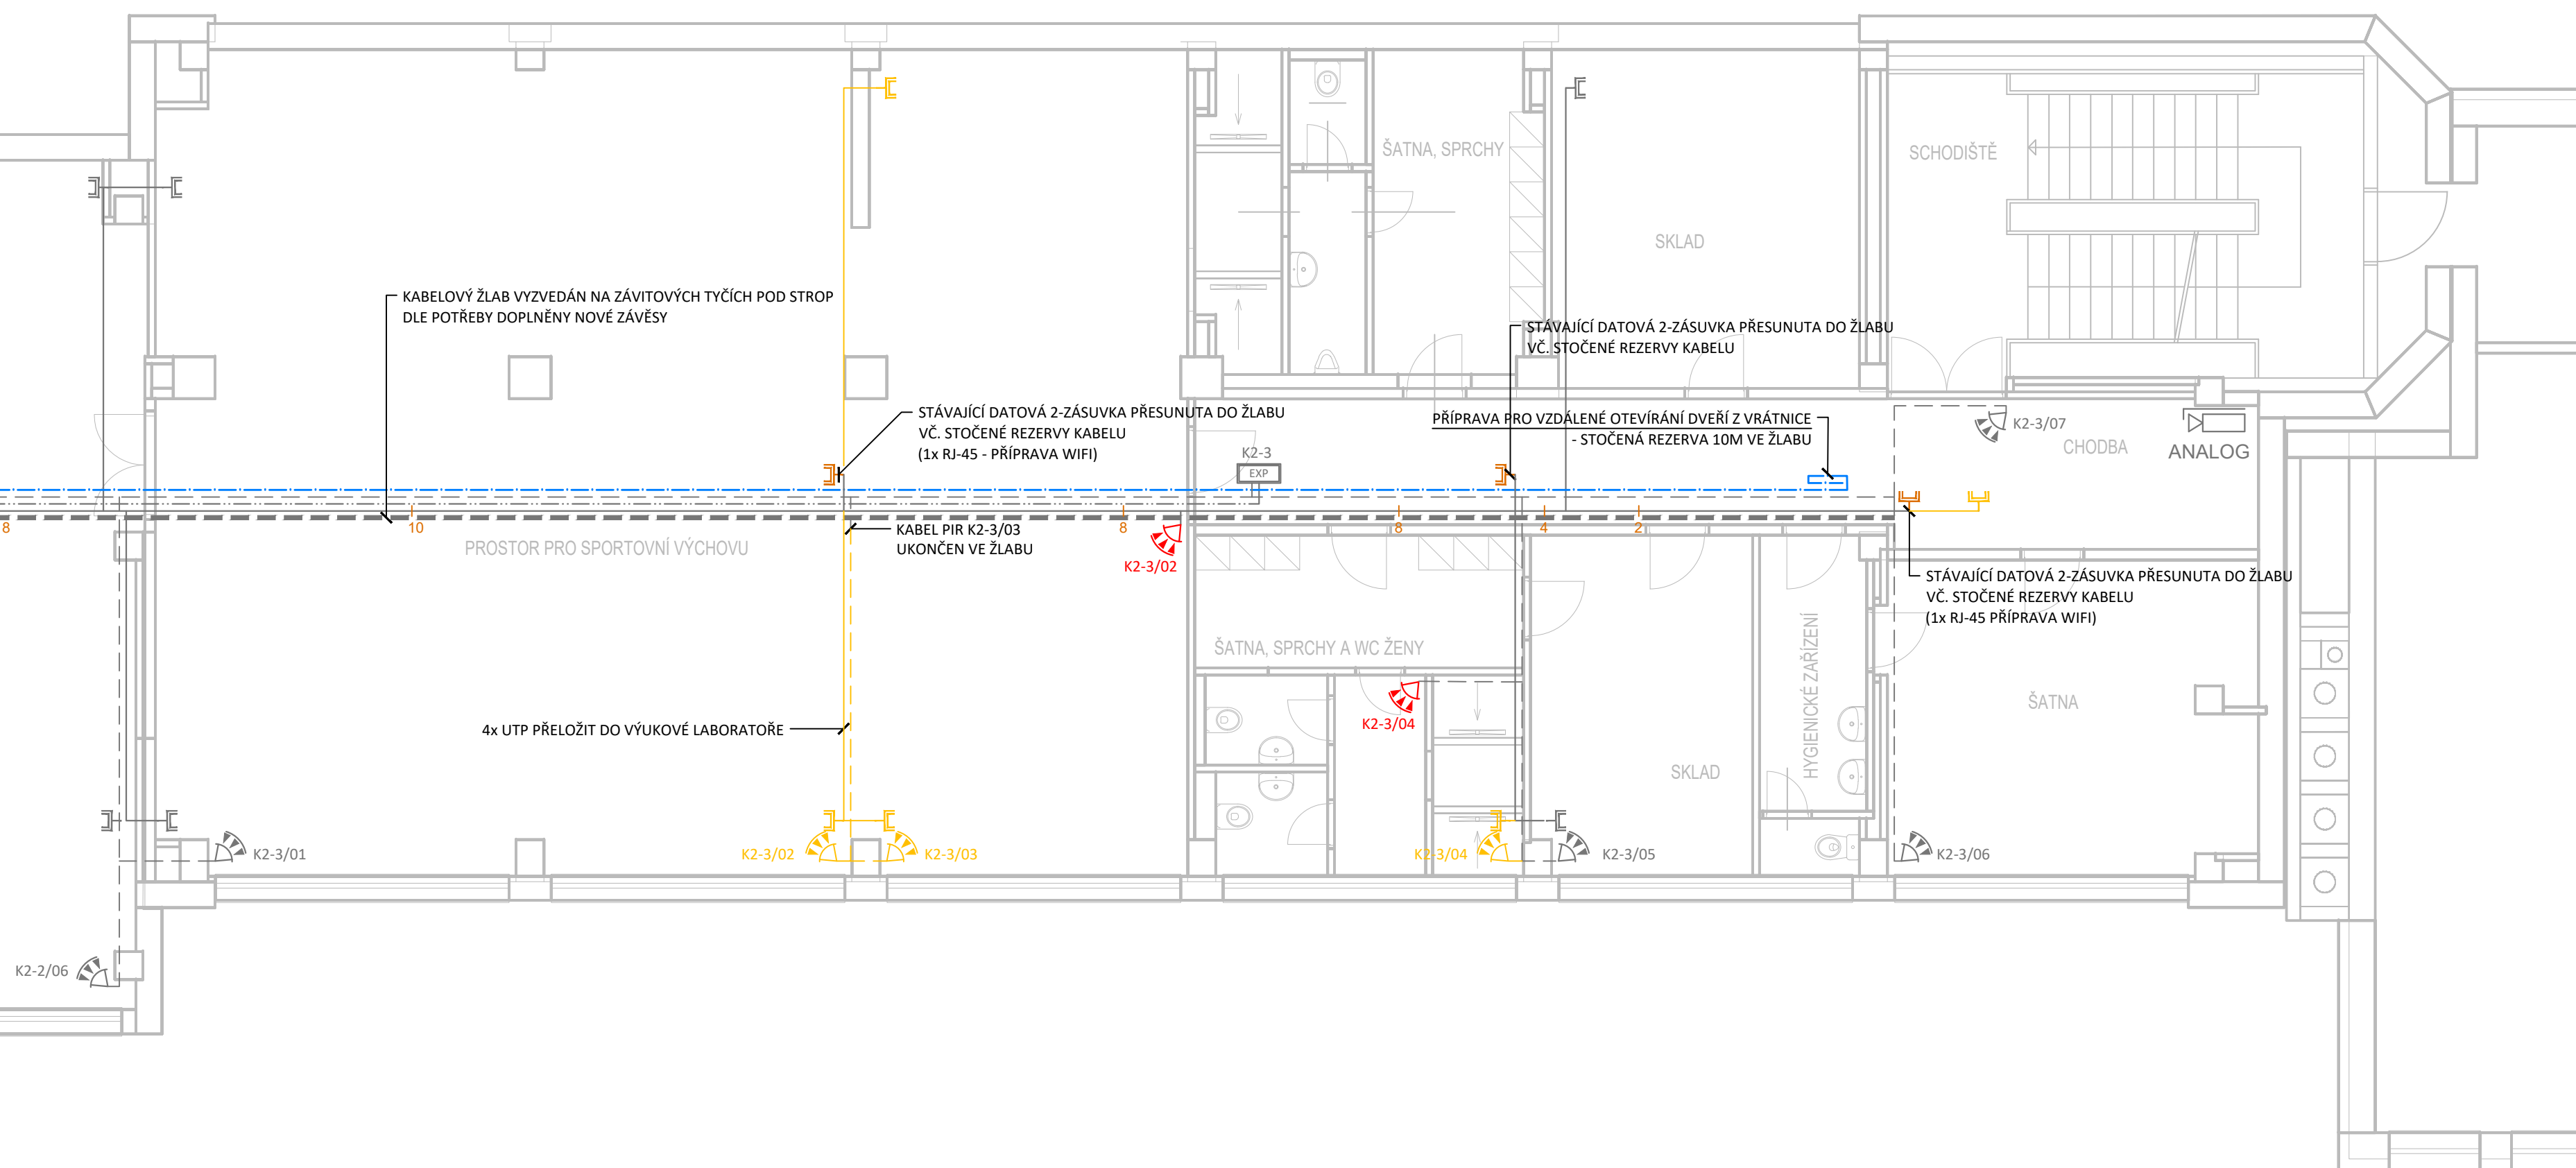

LEGENDA SLF

-  STÁVAJÍCÍ INSTALACE
 DEMONTOVANÉ ZAŘÍZENÍ
 NOVÉ ŘEŠENÍ

LEGENDA ZNAČEK PZTS

- | | |
|---|---|
| PZTS | ÚSTREDNÁ PZTS GALAXY GD520 - NEŘEŠENÁ ČÁST V 1.NF |
| EXP | STÁVAJÍCÍ KONCENTRÁTOR PZTS GALAXY 8x1N |
|  | NOVĚ UMÍSTĚNÝ PIR DETEKTOR PZTS |





LEGENDA KABELŮ PZTS

- — — — FI-H06 - DETEKTORY PZTS
— · — · — · FTP CAT.5E 4x2x0,5 - SBĚRNICE PZTS

LEGENDA KABELŮ KONTROLY VSTUPU (SKV)

- SDĚLOVACÍ KABEL SYKFY 10x2x0,5 - VZDÁLENÉ PŘIPOJENÍ DVEŘÍ

LEGENDA ZNAČEK DATA / STRUKTUROVANÁ KABELÁŽ

- | | |
|---|--|
|  | DATOVÝ ROZVADĚČ - STÁVAJÍCÍ, NEREŠENÁ ČÁST VE 3.NP |
|  | DATOVÁ DVOJŽÁDUVKA 2RJ45 - KOMPLET NA STĚNU; PŘELOŽENÁ |
|  | DATOVÁ DVOJŽÁDUVKA 2RJ45 INST. ŽLAB / BOX; NOVÁ |
|  | KAMERA - STÁVAJÍCÍ; NENÍ SOUČÁSTÍ, ŘEŠÍ SAMOSTATNÁ AKCE CCTV |

LEGENDA KABELŮ DATA

- KABEL UTP

LEGENDA TRAS SLP

- ■ ■ ■ STÁVAJÍCÍ KABELOVÝ ŽLAB KOVOVÝ PLNÝ 50x125 - VYZVEDAT POD STROP
 - - - - KABELOVÝ ŽLAB KOVOVÝ PLNÝ 50x75 - VYZVEDAT POD STROP
 PARAPETNÍ ŽLAB DODÁVKOU ESI

Stavebník: Vysoká škola ekonomická v Praze, Fakulta managementu Janderova 1117/II 377 01 Jindřichův Hradec			
Zhotovitel část: Ing. Vladimír Koutník Dobřemilice 14 390 01 Mělnícko AI - ČKAIT 0014594			
Stupeň: DPS	Část: SLABOPROUDÉ ELEKTROINSTALACE	Č. dokumentu:	
Název projektu: STAVEBNÍ ÚPRAVY STÁVAJÍCÍCH SUTERÉNNÍCH PROSTOR V SEKCI B A C K.Ú. JINDŘICHŮV HRADEC, P.Č.1836/1		Č. výkresu: 101	
Název výkresu: PŮDORYS 1.PP		Datum: 03/2025	
		Měřítko: 1:75	Paré:
Zpracoval: Ing. V. Koutník	Odpovědný projektant: Ing. V. Koutník	Formát: 8x A4	