


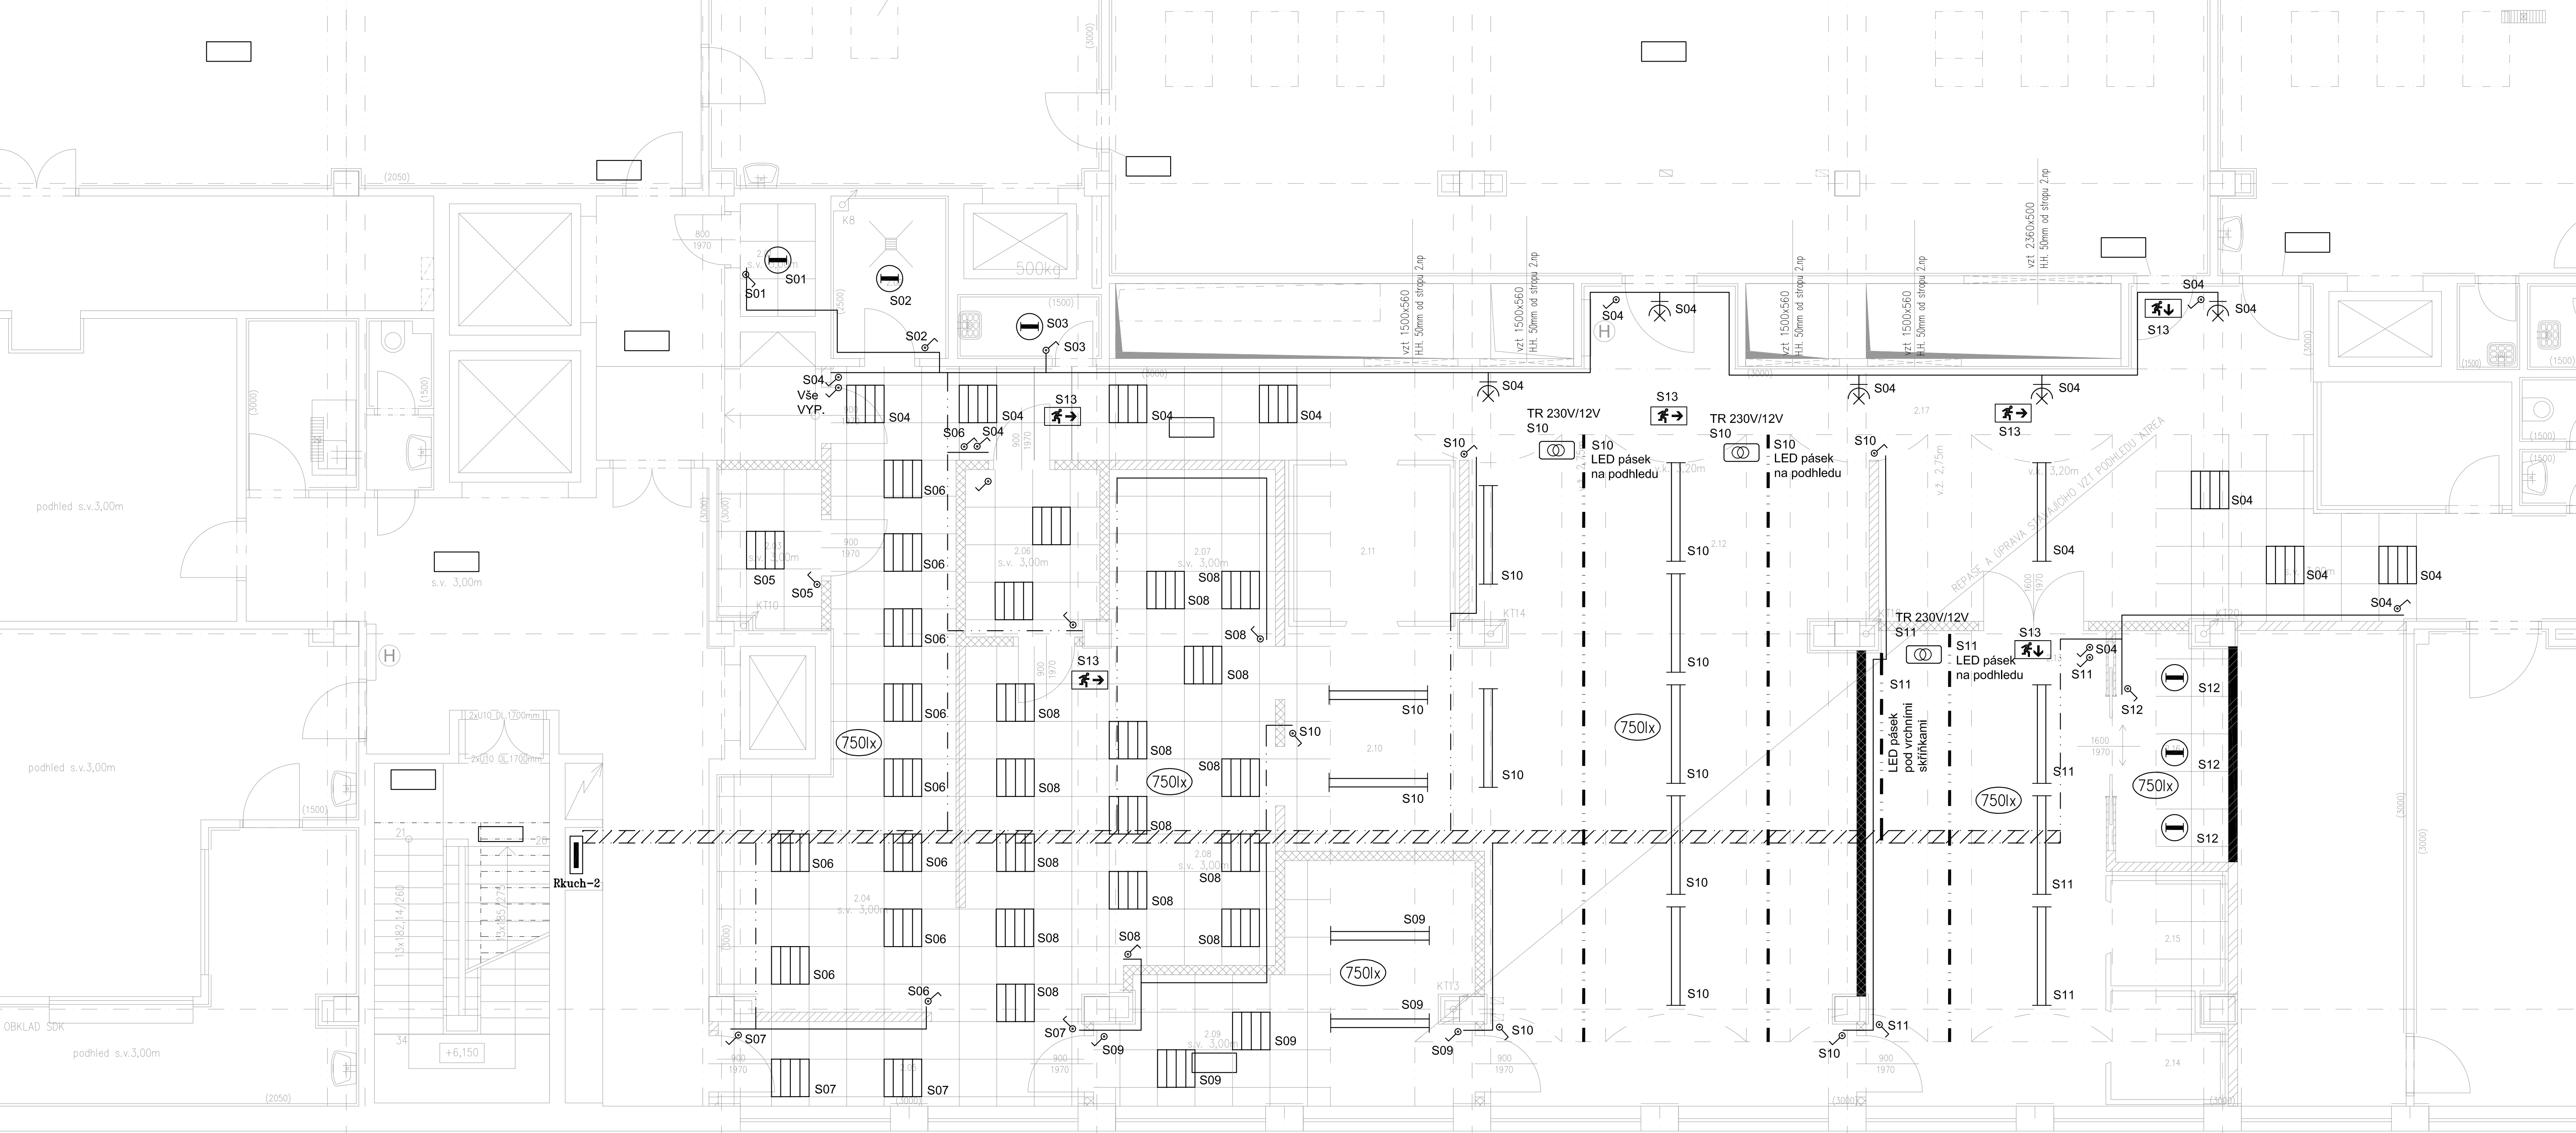

PŮDORYS 2.NP, M 1:50
NÁVRH

TABULKA MÍSTNOSTÍ 2.NP

Č.M.	NÁZEV MÍSTNOSTI	m2	PODLAHA / SKLADBA	STĚNY	STROPY
2.01	PŘÍPRAVA VAJEC	2.3	keramická dlažba 30x30 protiskluznost R12	(P) keram.obklad 20x20, v.2,0m 3x malba	rastrový podhled 60x60
2.02	MYTÍ VOZÍKŮ	4.8	keramická dlažba 30x30 stávající	keram.obklad 20x20, v.2,5m stávající	rastrový podhled 60x60 stávající
2.03	SKLAD NÁDOBÍ	4.2	keramická dlažba 30x30 protiskluznost R12	(P) keram.obklad 20x20, v.3,0m 3x malba	rastrový podhled 60x60
2.04	MYTÍ KUCH. NÁDOBÍ	24.5	keramická dlažba 30x30 protiskluznost R12	(P) keram.obklad 20x20, v.2,0 až 3,0m, 3x malba	rastrový podhled 60x60
2.05	CHODBA	7.9	keramická dlažba 30x30 protiskluznost R12	(P) keram.obklad 20x20, v.2,0 až 3,0m, 3x malba	rastrový podhled 60x60
2.06	DENNÍ SKLAD	5.7	keramická dlažba 30x30 protiskluznost R12	(P) keram.obklad 20x20, v.3,0m	rastrový podhled 60x60
2.07	PEKÁRNA	7.5	keramická dlažba 30x30 protiskluznost R12	(P) keram.obklad 20x20, v.2,0 až 3,0m, 3x malba	rastrový podhled 60x60
2.08	PŘÍPRAVNÁ TĚSTA	27.5	keramická dlažba 30x30 protiskluznost R12	(P) keram.obklad 20x20, v.2,0 až 3,0m, 3x malba	rastrový podhled 60x60
2.09	PŘÍPRAVNÁ MASA	17.7	keramická dlažba 30x30 protiskluznost R12	(P) keram.obklad 20x20, v.3,0m	rastrový podhled 60x60 stávající VZT podhled ATREA
2.10	PŘÍPRAVNÁ ZELENINY	10.7	keramická dlažba 30x30 protiskluznost R12	(P) keram.obklad 20x20, v.2,0 až 3,0m, 3x malba	rastrový podhled 60x60 stávající VZT podhled ATREA
2.11	PROSTOR PRO VEST. CHLADICÍ BOX	8.3	keramická dlažba 30x30 protiskluznost R12	(P) 3x malba	rastrový podhled 60x60 stávající VZT podhled ATREA
2.12	VARNÁ, EXPEDICE	62.0	keramická dlažba 30x30 protiskluznost R12	(P) keram.obklad 20x20, v.2,0 až 3,0m, 3x malba	stávající VZT podhled ATREA
2.13	STUŽENÁ KUCHYNĚ	29.1	keramická dlažba 30x30 protiskluznost R12	(P) keram.obklad 20x20, v.2,0 až 3,0m, 3x malba	rastrový podhled 60x60 stávající VZT podhled ATREA
2.14	PROSTOR PRO VEST. CHLADICÍ BOX	3.3	keramická dlažba 30x30 protiskluznost R12	(P) keram.obklad 20x20, v.2,0 až 3,0m, 3x malba	rastrový podhled 60x60 stávající VZT podhled ATREA
2.15	PROSTOR PRO VEST. CHLADICÍ BOX	3.8	keramická dlažba 30x30 protiskluznost R12	(P) keram.obklad 20x20, v.2,0 až 3,0m, 3x malba	rastrový podhled 60x60 stávající VZT podhled ATREA
2.16	CUKRARNA	6.5	keramická dlažba 30x30 protiskluznost R12	(P) keram.obklad 20x20, v.2,0 až 3,0m, 3x malba	rastrový podhled 60x60 stávající VZT podhled ATREA
2.17	CHODBA	63.2	keramická dlažba 30x30 protiskluznost R12	(P) keram.obklad 20x20, v.2,0 až 3,0m, 3x malba	rastrový podhled 60x60 stávající VZT podhled ATREA
PLOCHA CELKEM		289.0			

LEGENDA:

třífázový vývod (pro napojení sporáku a technologie), kabelová rezerva 1m

nástěnný jednofázový vývod pro světlo ukončen svorkovnicí

jednopólový tlačítkový vypínač, +1200mm,

jednofáz. zásuvka pod omítku 10/16A, +200mm,

třífáz. zásuvka, na povrch

rozvaděč, který není součástí této proj. dokumentace (všeobecná značka)

rozvaděč (všeobecná značka)

doplňující ochranné pospojování vodičem CY 4mm2

závěsná stropní zářivková svítidla 2x58W

stropní zářivkové svítidlo s kompaktními uspornými zářivkami 2x18W

nástěnné zářivkové svítidlo s kompaktními uspornými zářivkami 1x18W

stropní zářivkové svítidlo do podhledu 600x600 s kompaktními uspornými zářivkami 4x18W

LED pásek včetně hliníkového profilu pro LED pásek

Napájecí zdroj pro LED pásek 230V/12V

Rozvody silového napájení uložené v podlaze nebo ve stěně

Rozvody silového napájení uložené v podhledu

Drátěný žlab v podhledu 300x100mm

POZNÁMKY:
Rozvody elektroinstalace budou vedeny v podhledu, v dutinách stavebních konstrukcí případně v podlaze.

OCHRANA PŘED NEBEZPEČNÝM DOTYKEM NEŽIVÝCH ČÁSTÍ JE PROVEDENA DLE ČSN 33 2000-4-41 ed.2
Základní – automatickým odpojením od zdroje
V prostorách zvláště nebezpečných je tato ochrana doplněna pospojením

Silové vývody pro zásuvkové obvody jsou vybaveny proudovými chrániči.
Napětová soustava – 3PEN/PE+N stř.50Hz,230/400V/TN-C-S

Umístění a přesná poloha vývodů pro jednotlivá technologická zařízení a zásuvek bude upřesněna v projektu Gastro zařízení

Minimální úroveň osvětlení v kuchyni je požadována 750lux

G - TEAM PROJEKTOVÁ KANCELÁŘ s.r.o. VELESLAVÍNSKÁ 39 162 00 PRAHA 6, telefon 233 330 907 email: info@prvnighteam.cz PROJEKTANT: ING. Michal Žurek INVESTOR: VŠE v Praze nám.W. Churchilla 4/1938, 130 67 STUPĚN PD: DPS MĚŘÍTKO: 1:50 ZAK. ČÍSLO: 280/16 FORMÁT: 8x A1 DATUM: 04/2017 REVIZE: 00	*REKONSTRUKCE PROVOZU KUCHYNĚ MENZY VŠE* VŠE v Praze, nám.W. Churchilla 4/1938, 130 67	Č.PARÉ:
	PROFESE:	D.1.4.3
	NÁZEV PŘÍLOHY: ELEKTROINSTALACE PŮDORYS 2.NP - ZÁSUVKY A VÝVODY	Č.PŘÍLOHY:
	03	