


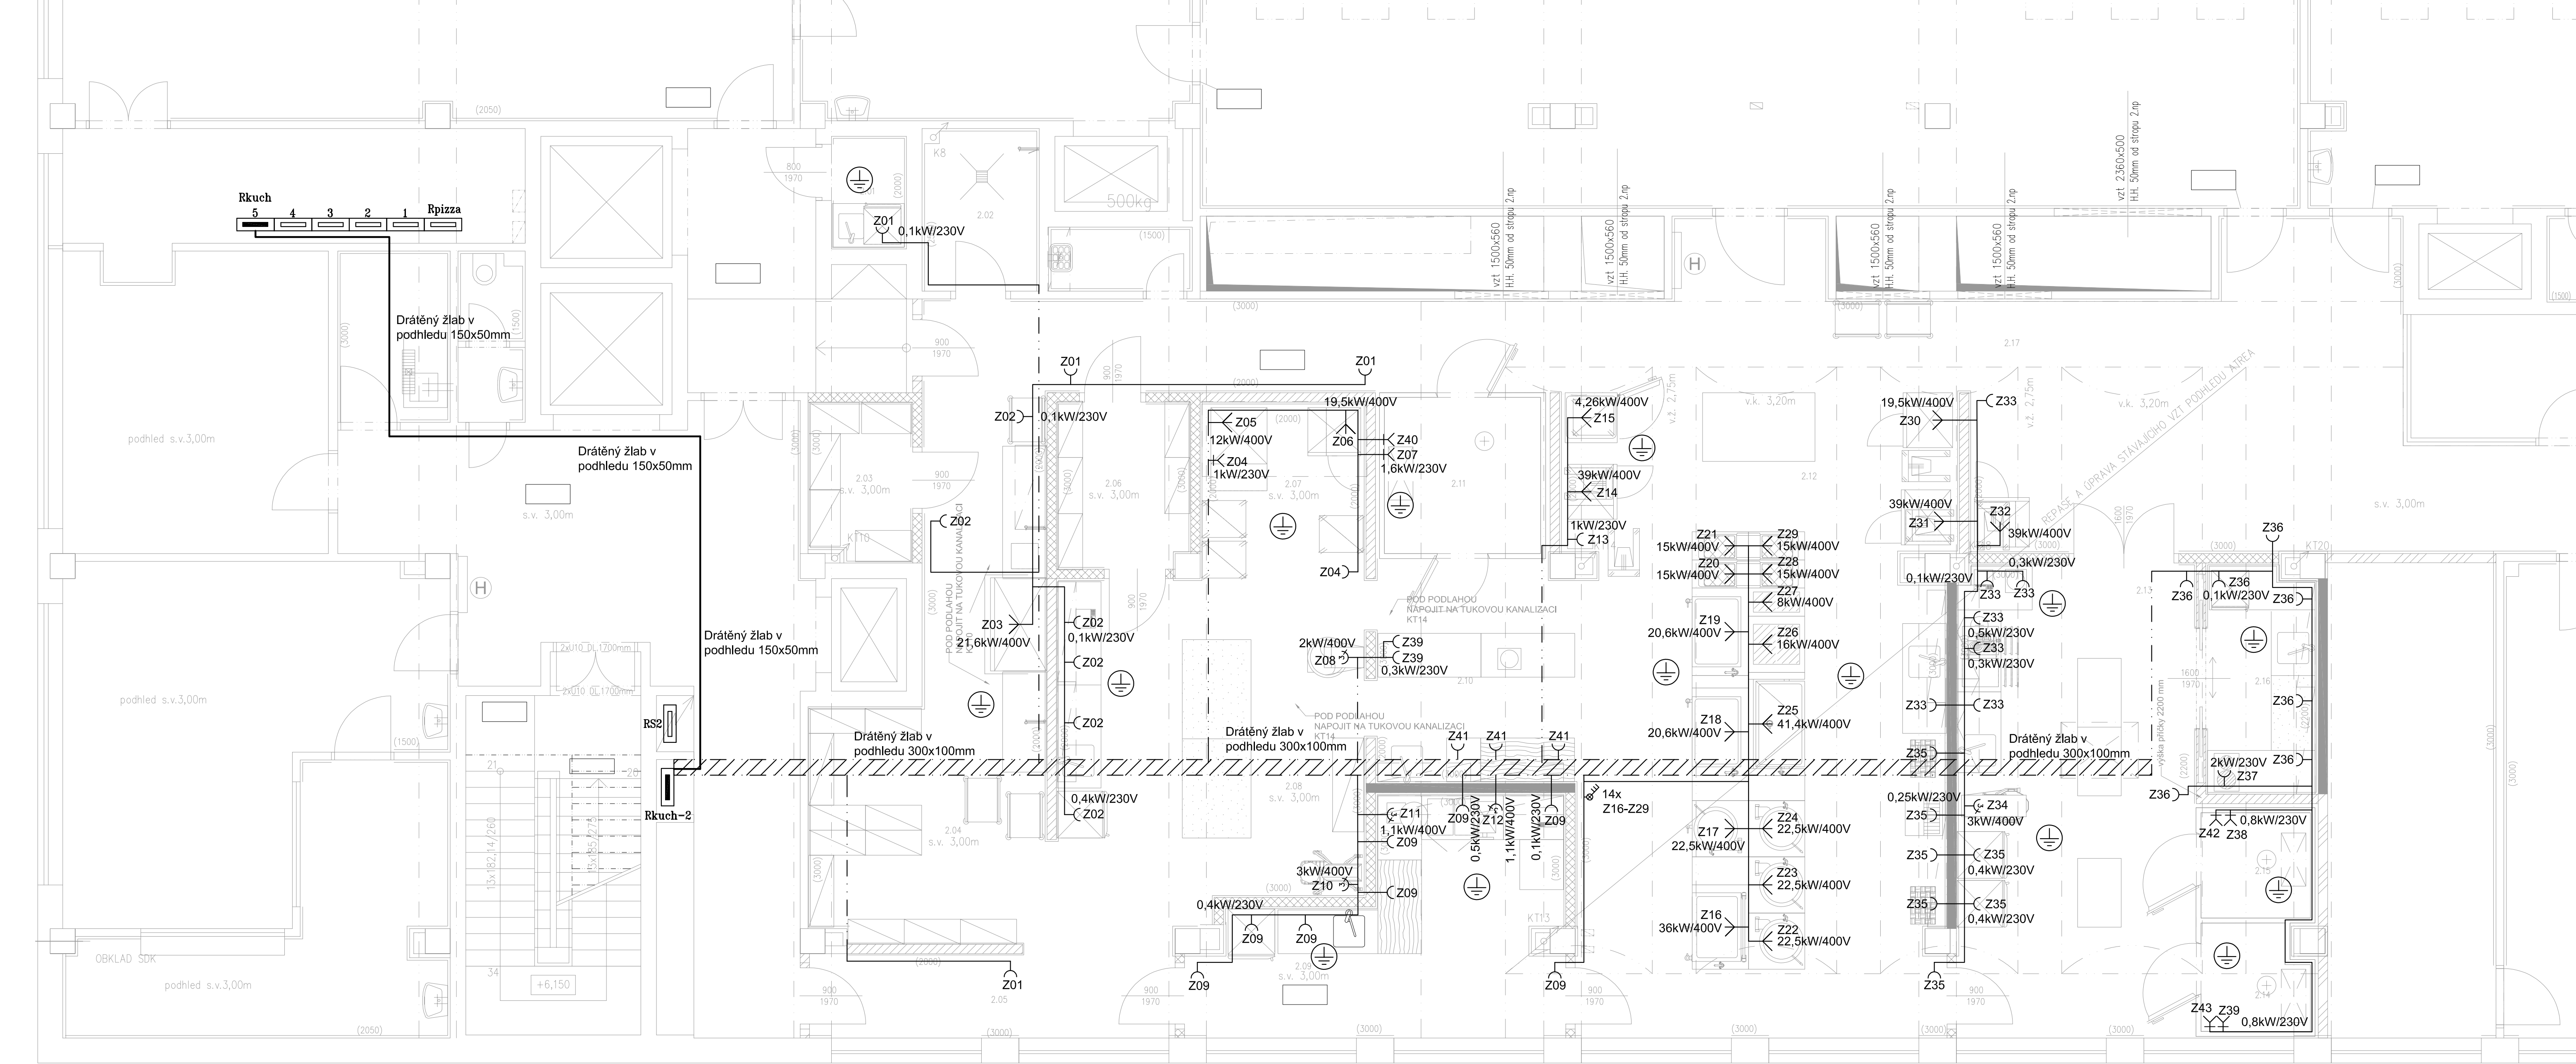

PŮDORYS 2.NP, M 1:50  
NÁVRH

TABULKA MÍSTNOSTÍ 2.NP

| Č.M.          | NÁZEV MÍSTNOSTI                | m2    | PODLAHA / SKLADBA                         | STĚNY                                           | STROPY                                             |
|---------------|--------------------------------|-------|-------------------------------------------|-------------------------------------------------|----------------------------------------------------|
| 2.01          | PŘÍPRAVA VAJEC                 | 2.3   | keramická dlažba 30x30 protiskluznost R12 | (P) keram.obklad 20x20, v.2,0m 3x malba         | rastrový podhled 60x60                             |
| 2.02          | MYTÍ VOZÍKŮ                    | 4.8   | keramická dlažba 30x30 stávající          | keram.obklad 20x20, v.2,5m stávající            | rastrový podhled 60x60 stávající                   |
| 2.03          | SKLAD NÁDOBÍ                   | 4.2   | keramická dlažba 30x30 protiskluznost R12 | (P) keram.obklad 20x20, v.3,0m 3x malba         | rastrový podhled 60x60                             |
| 2.04          | MYTÍ KUCH. NÁDOBÍ              | 24.5  | keramická dlažba 30x30 protiskluznost R12 | (P) keram.obklad 20x20, v.2,0 až 3,0m, 3x malba | rastrový podhled 60x60                             |
| 2.05          | CHODBA                         | 7.9   | keramická dlažba 30x30 protiskluznost R12 | (P) keram.obklad 20x20, v.2,0 až 3,0m, 3x malba | rastrový podhled 60x60                             |
| 2.06          | DENNÍ SKLAD                    | 5.7   | keramická dlažba 30x30 protiskluznost R12 | (P) keram.obklad 20x20, v.3,0m                  | rastrový podhled 60x60                             |
| 2.07          | PEKÁRNA                        | 7.5   | keramická dlažba 30x30 protiskluznost R12 | (P) keram.obklad 20x20, v.2,0 až 3,0m, 3x malba | rastrový podhled 60x60                             |
| 2.08          | PŘÍPRAVA TĚSTA                 | 27.5  | keramická dlažba 30x30 protiskluznost R12 | (P) keram.obklad 20x20, v.2,0 až 3,0m, 3x malba | rastrový podhled 60x60                             |
| 2.09          | PŘÍPRAVA MASA                  | 17.7  | keramická dlažba 30x30 protiskluznost R12 | (P) keram.obklad 20x20, v.3,0m                  | rastrový podhled 60x60 stávající VZT podhled ATREA |
| 2.10          | PŘÍPRAVA ZELENINY              | 10.7  | keramická dlažba 30x30 protiskluznost R12 | (P) keram.obklad 20x20, v.2,0 až 3,0m, 3x malba | rastrový podhled 60x60 stávající VZT podhled ATREA |
| 2.11          | PROSTOR PRO VEST. CHLADICÍ BOX | 8.3   | keramická dlažba 30x30 protiskluznost R12 | (P) 3x malba                                    | rastrový podhled 60x60 stávající VZT podhled ATREA |
| 2.12          | VARNÁ, EXPEDICE                | 62.0  | keramická dlažba 30x30 protiskluznost R12 | (P) keram.obklad 20x20, v.2,0 až 3,0m, 3x malba | stávající VZT podhled ATREA                        |
| 2.13          | STUŽENÁ KUCHYNĚ                | 29.1  | keramická dlažba 30x30 protiskluznost R12 | (P) keram.obklad 20x20, v.2,0 až 3,0m, 3x malba | rastrový podhled 60x60 stávající VZT podhled ATREA |
| 2.14          | PROSTOR PRO VEST. CHLADICÍ BOX | 3.3   | keramická dlažba 30x30 protiskluznost R12 | (P) keram.obklad 20x20, v.2,0 až 3,0m, 3x malba | rastrový podhled 60x60 stávající VZT podhled ATREA |
| 2.15          | PROSTOR PRO VEST. CHLADICÍ BOX | 3.8   | keramická dlažba 30x30 protiskluznost R12 | (P) keram.obklad 20x20, v.2,0 až 3,0m, 3x malba | rastrový podhled 60x60 stávající VZT podhled ATREA |
| 2.16          | CUKRAŘNA                       | 6.5   | keramická dlažba 30x30 protiskluznost R12 | (P) keram.obklad 20x20, v.2,0 až 3,0m, 3x malba | rastrový podhled 60x60 stávající VZT podhled ATREA |
| 2.17          | CHODBA                         | 63.2  | keramická dlažba 30x30 protiskluznost R12 | (P) keram.obklad 20x20, v.2,0 až 3,0m, 3x malba | rastrový podhled 60x60 stávající VZT podhled ATREA |
| PLOCHA CELKEM |                                | 289.0 |                                           |                                                 |                                                    |

LEGENDA:

- 
- třífázový vývod (pro napojení sporáku a technologie), kabelová rezerva 1m
- 
- nástěnný jednofázový vývod pro světlo ukončen svorkovnicí
- 
- jednopólový tlačítkový vypínač, +1200mm,
- 
- jednofáz. zásuvka pod omítku 10/16A, +200mm,
- 
- třífáz. zásuvka, na povrch
- 
- rozvaděč, který není součástí této proj. dokumentace (všeobecná značka)
- 
- rozvaděč ( všeobecná značka )
- 
- doplňující ochranné pospojování vodičem CY 4mm2
- 
- závěsná stropní zářivková svítidla 2x58W
- 
- stropní zářivkové svítidlo s kompaktními uspornými zářivkami 2x18W
- 
- nástěnné zářivkové svítidlo s kompaktními uspornými zářivkami 1x18W
- 
- stropní zářivkové svítidlo do podhledu 600x600 s kompaktními uspornými zářivkami 4x18W
- 
- LED pásek včetně hliníkového profilu pro LED pásek
- 
- Napájecí zdroj pro LED pásek 230V/12V
- 
- Rozvody silového napájení uložené v podlaze nebo ve stěně
- 
- Rozvody silového napájení uložené v podhledu
- 
- Drátěný žlab v podhledu 300x100mm

POZNÁMKY:

Rozvody elektroinstalace budou vedeny v podhledu, v dutinách stavebních konstrukcí případně v podlaze.

OCHRANA PŘED NEBEZPEČNÝM DOTYKEM NEŽIVÝCH ČÁSTÍ JE PROVEDENA

DLE ČSN 33 2000-4-41 ed.2


Základní – automatickým odpojením od zdroje

V prostorách zvláště nebezpečných je tato ochrana doplněna pospojením

Silové vývody pro zásuvkové obvody jsou vybaveny proudovými chrániči.  
Napěťová soustava – 3PEN/PE+N stř.50Hz,230/400V/TN-C-S

Umístění a přesná poloha vývodů pro jednotlivá technologická zařízení a zásuvek bude upřesněna v projektu Gastro zařízení

Minimální úroveň osvětlení v kuchyni je požadována 750lux

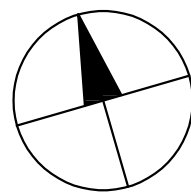

|                                                                                                                                           |                                                     |               |
|-------------------------------------------------------------------------------------------------------------------------------------------|-----------------------------------------------------|---------------|
| <div>G - TEAM<br/>PROJEKTOVÁ KANCELÁŘ s.r.o.<br/>VELESLAVÍNSKÁ 39<br/>162 00 PRAHA 6, tel: 233 330 907<br/>email: info@prvniTEAM.cz</div> | Č.PARÉ:                                             |               |
|                                                                                                                                           | "REKONSTRUKCE PROVOZU KUCHYNĚ MENZY VŠE"            |               |
|                                                                                                                                           | VŠE v Praze, nám.W. Churchilla 4/1938, 130 67       |               |
|                                                                                                                                           | PROJEKTANT: ING. Michal Žurek                       |               |
| INVESTOR: VŠE v Praze<br>nám.W. Churchilla 4/1938, 130 67                                                                                 | PROFESE:                                            |               |
|                                                                                                                                           | D.1.4.3                                             |               |
|                                                                                                                                           | NÁZEV PŘÍLOHY:                                      |               |
|                                                                                                                                           | ELEKTROINSTALACE<br>PŮDORYS 2.NP - ZÁSUVKY A VÝVODY |               |
| STUPĚŇ PD: DPS<br>ZAK. ČÍSLO: 280/16<br>DATUM: 04/2017                                                                                    | MĚŘÍTKO: 1:50<br>FORMÁT: 8x A1<br>REVIZE: 00        | Č.PŘÍLOHY: 02 |