



# BLOK



# PŮDORYS 3. NP - 5. NP

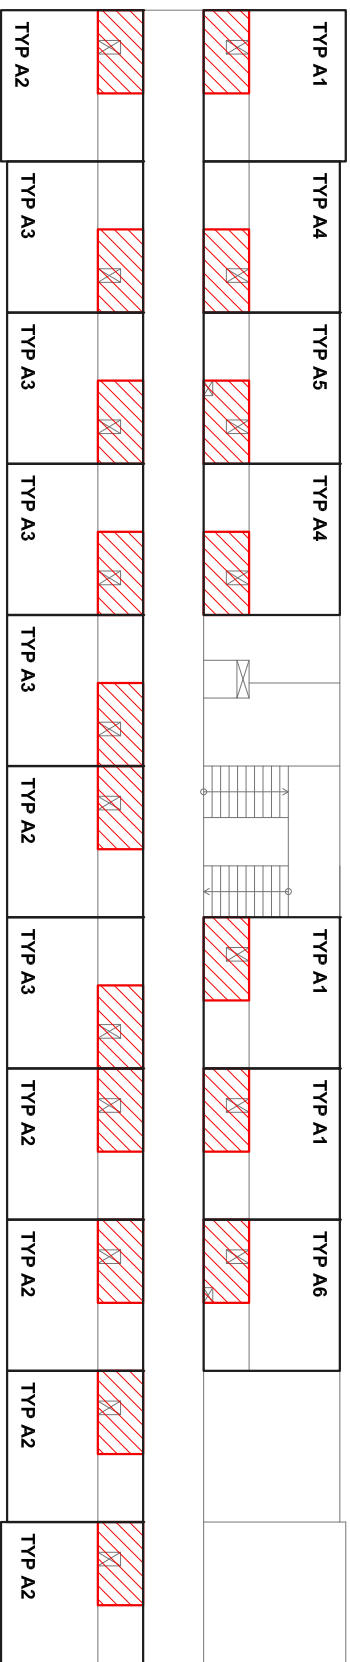

# PÚDORYS 2. NP

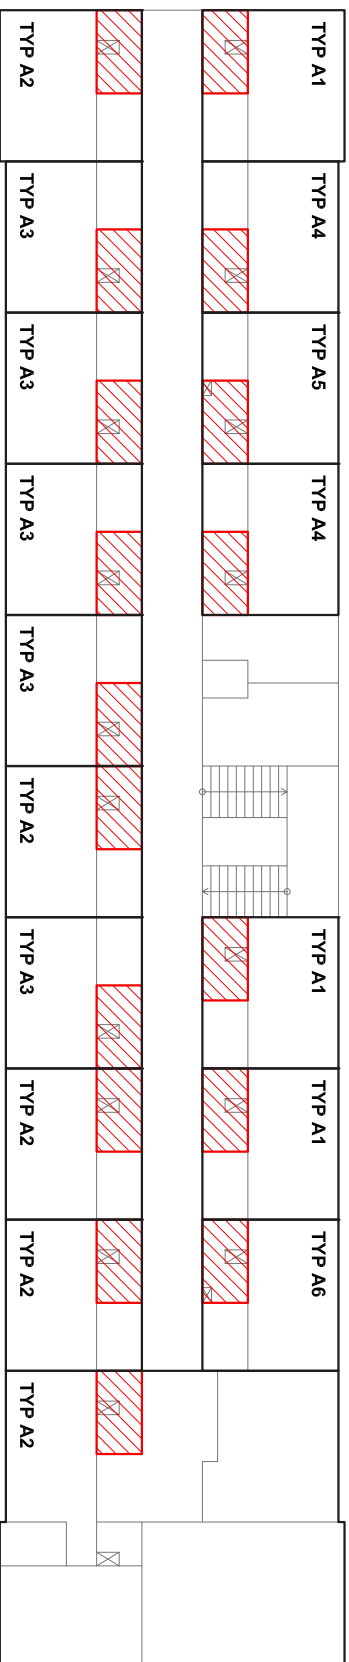

# BLOK B - PŮDORYS 1. NP

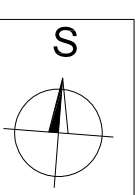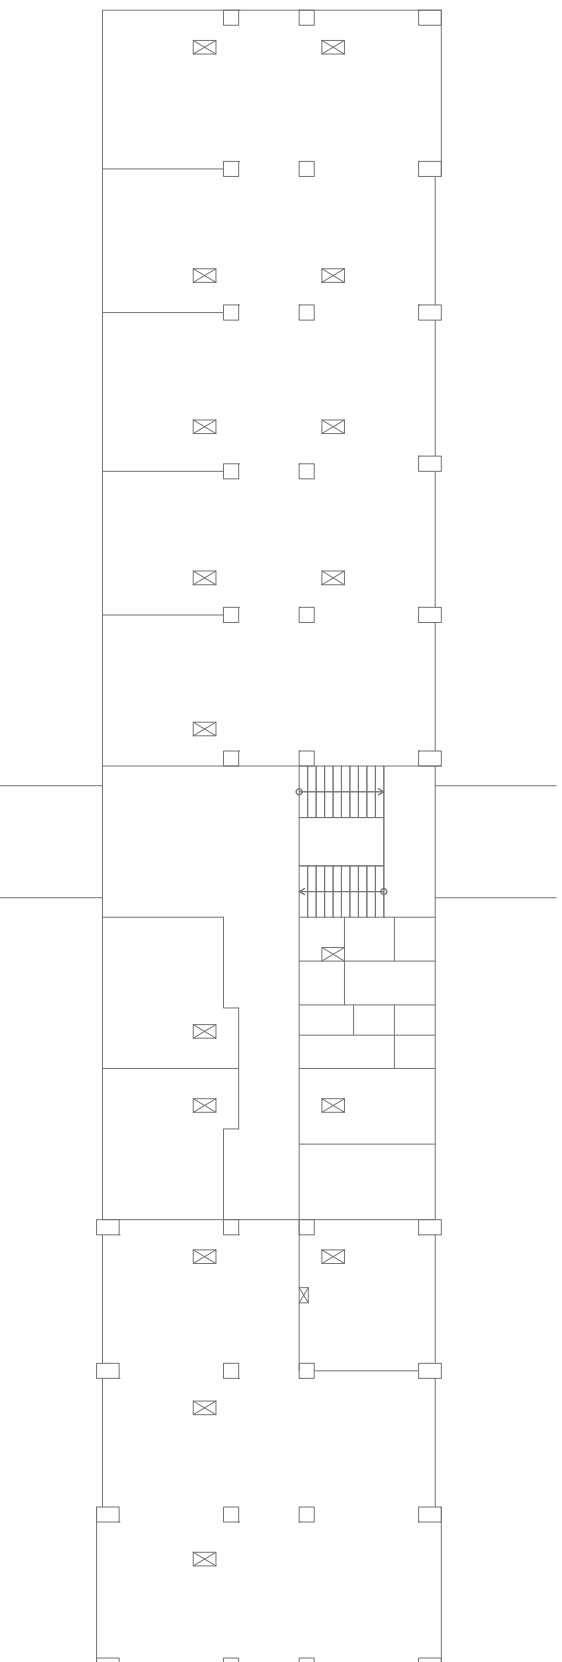

PROJECTICA s.r.o. Chotská 1032/27, 120 00 Praha 2		Kreslil Pavel Janeček	Kontroloval Ing. Václav Petrů	Autorizační razítko	
Investor	Správa účelových zařízení Vysoké školy ekonomické v Praze Jeseniova 2769/208				
Místo stavby	Konevova 93/198, parc.č. 3619, Koleje VŠE v areálu Jarov, Praha 3				
Obec	Městská část Praha 3, Hlavní město Praha				
Název akce					
REKONSTRUKCE KOUPELEN VŠE					
Díličí část akce BLOK B				Formát	
Profese ARCHITEKTONICKO STAVEBNÍ ŘEŠENÍ				Stupeň	AS
				Datum	08/2018
				Zakázka č.	2018 01
Název výkresu SCHÉMA BUDOVY	Výkres č. 2	Měřítko 1:250	Paré č. 0123456789		